
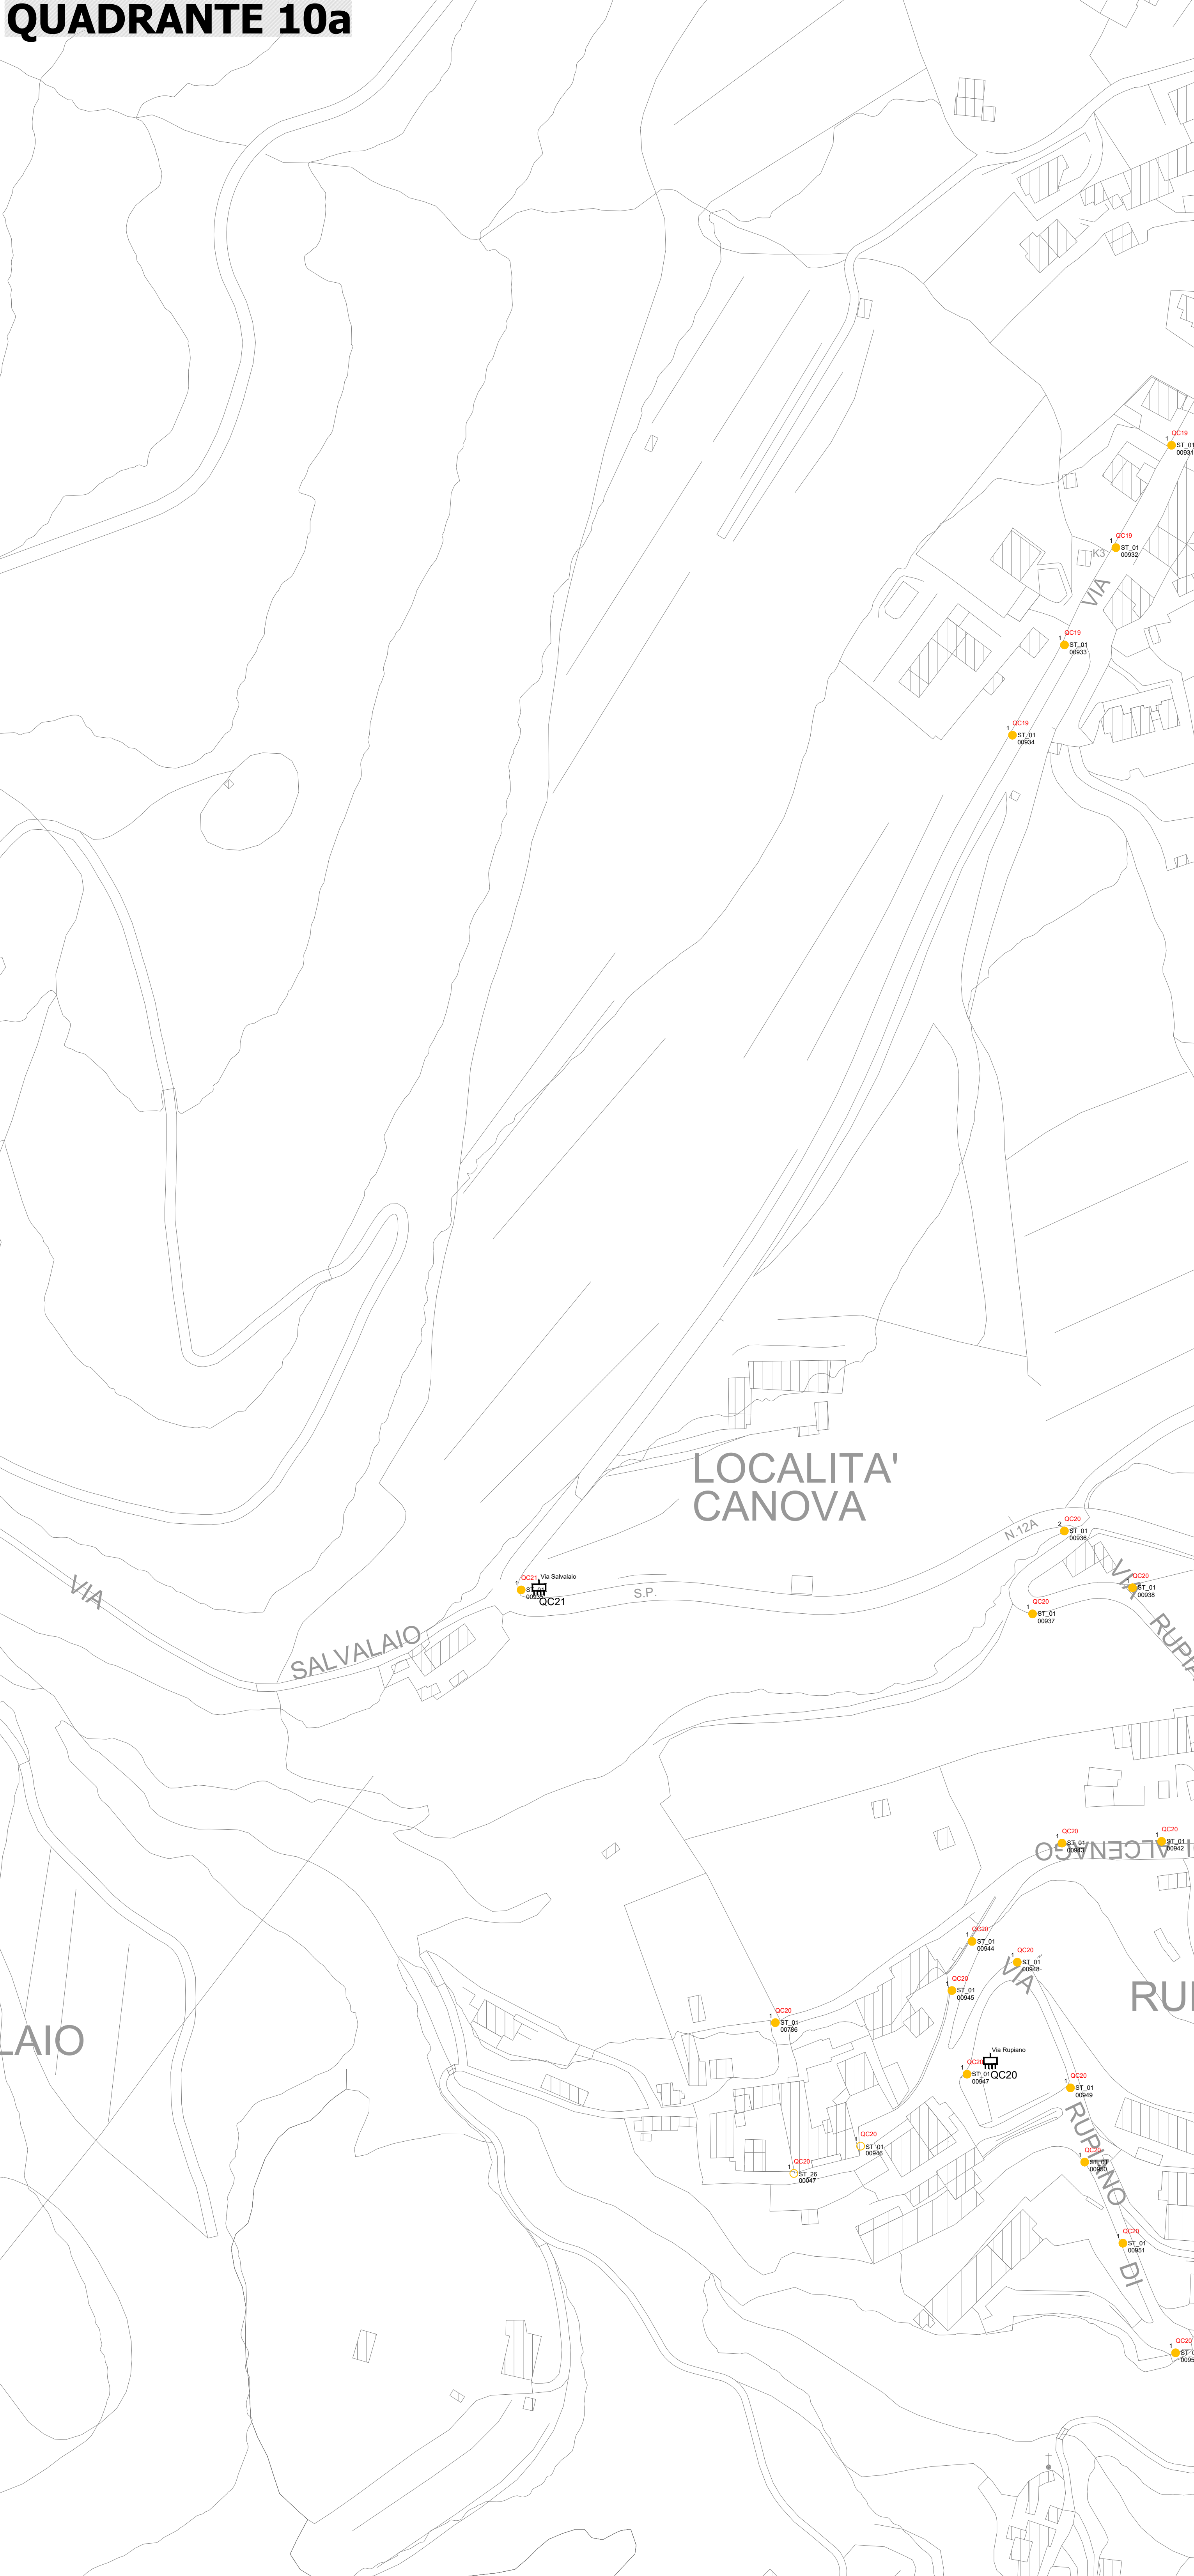


QUADRANTE 10a

QUADRANTE 10b

INQUADRAMENTO

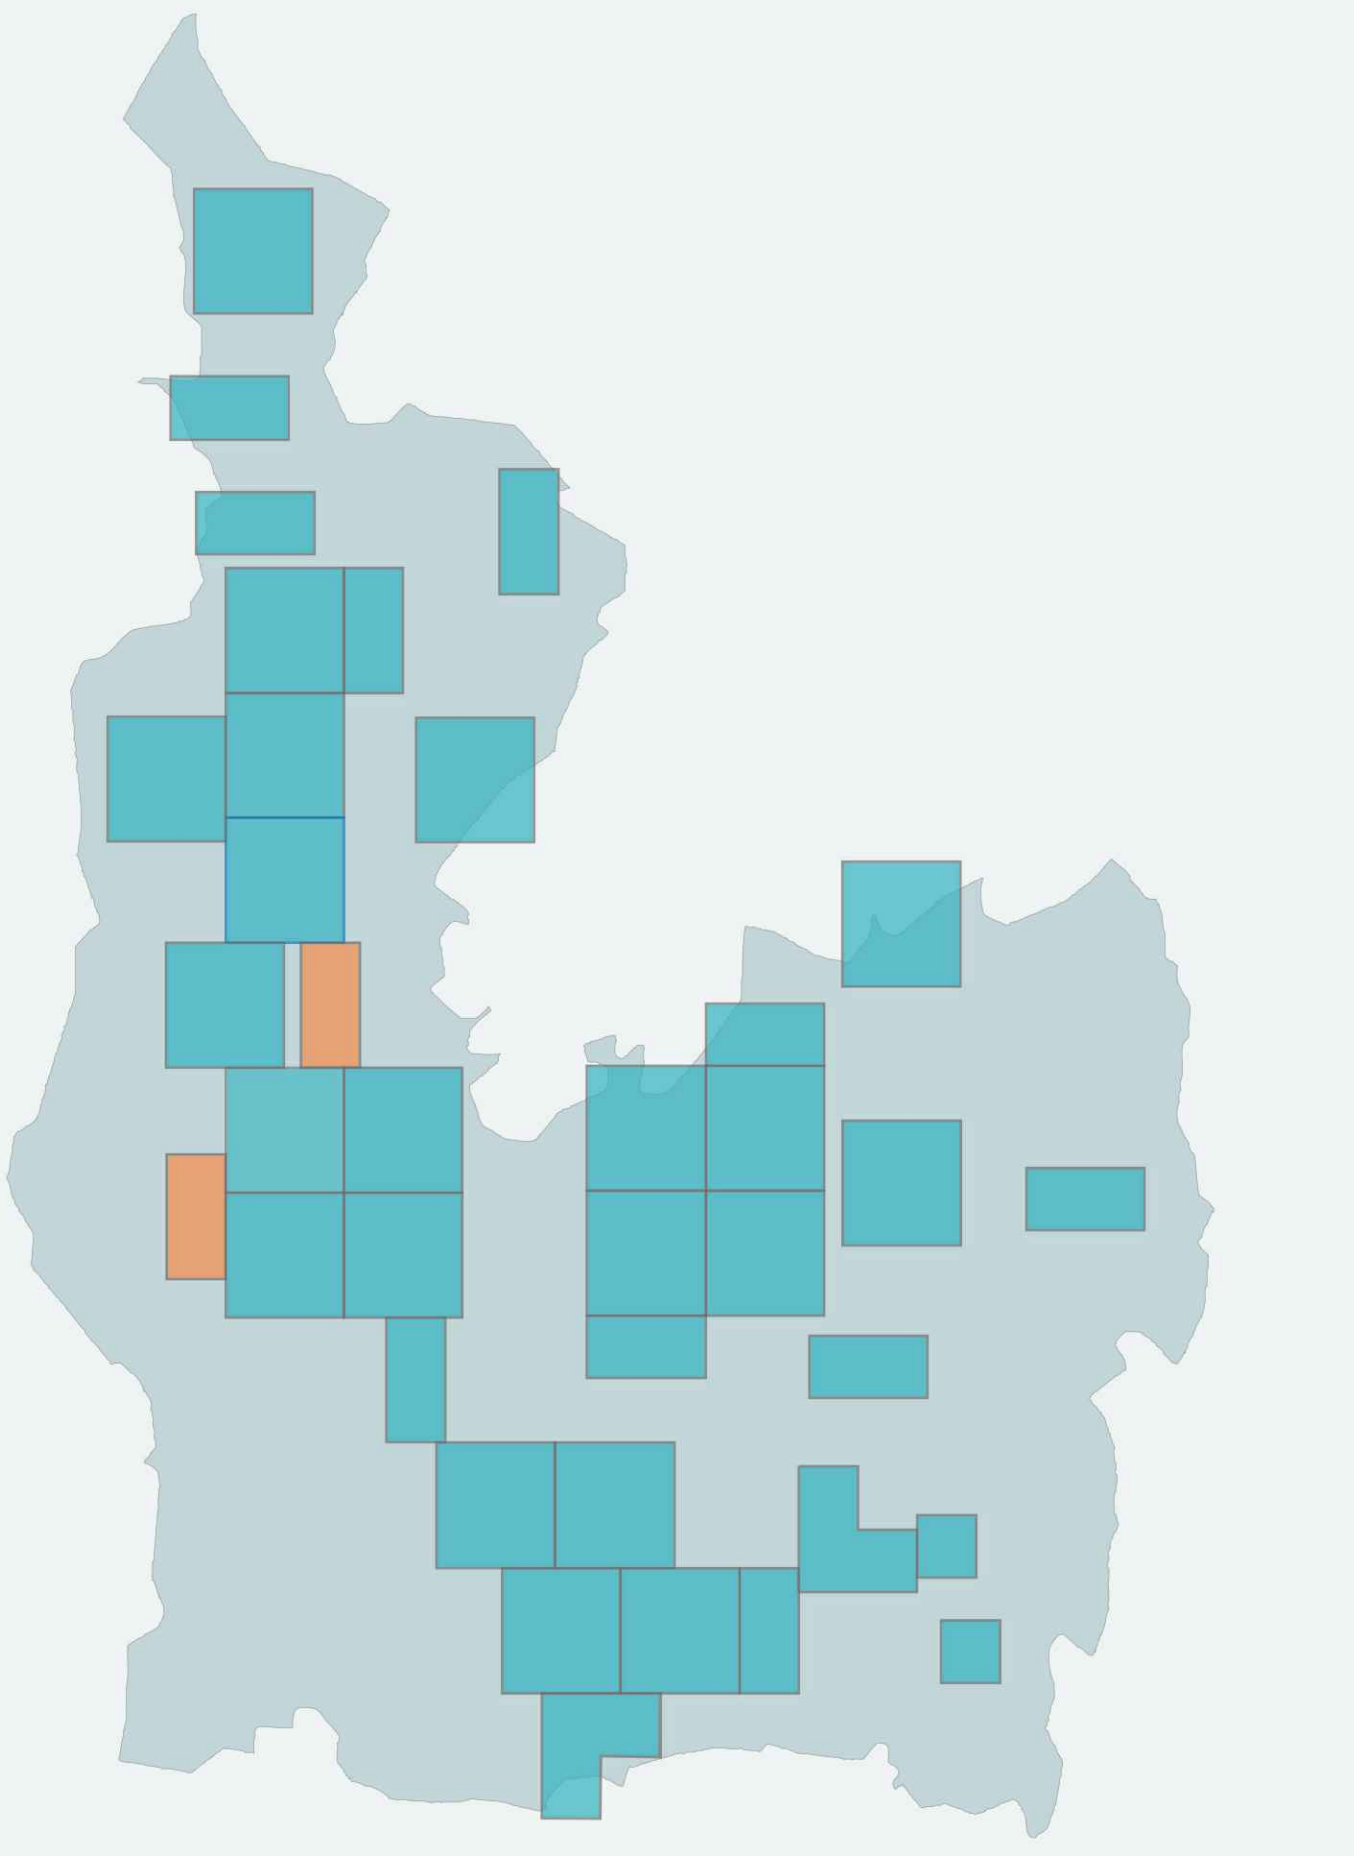

LEGENDA SORGENTI LUMINOSE

SORGENTE	VAPORI DI MERCURIO	SODIO AD ALTA PRESSIONE	SODIO A BASSA PRESSIONE	ALCANTARI METALLICI	FLUORESCENTE	INCANDESCENZA	AD ALOGENI	LED	AL. NON DI PROPRIETA' COGNATA

LEGENDA APPARECCHI DI ILLUMINAZIONE E IMPIANTO ELETTRICO

INDICAZIONI SPECIFICHE SUL COMPLESSO ILLUMINANTE	NUMERO APPARECCHI SUL COMPLESSO ILLUMINANTE	CODICE IDENTIFICATIVO DEL QUADRO ELETTRICO DI AFFERENZA	TIPOLOGIA COMPLESSO ILLUMINANTE	CODICE NUMERICO PROGRESSIVO
	ST		SOSPENSIONE SU TESATA DECORATIVA	DEC
	ST		PROIETTORE PER L'ILLUMINAZIONE FUNZIONALE DI STRADE E GRANDI AREE	PR
	DEC		PROIETTORE PER ILLUMINAZIONE ARTISTICA	PR
	DEC		BOLLARD / PALETTO DECORATIVO	AU
	DEC		APPARECCHIO INCASSATO A TERRA O A PARETE	AL
	DEC		APPARECCHIO DI ILLUMINAZIONE A PARETE	AL
	AU		APPARECCHIO A SOSPENSIONE INTERNALIZZATO	AL
	AU		PUNTI LUCE DI ALTRA PROPRIETA'	
	ST		QUADRO ELETTRICO DI COMANDO	CCXXX

MODALITA', SIMBOLIE E GRAFICHE SONO STATE INDICATE DALL'AMMINISTRAZIONE PUBBLICA PER AGEVOLARE L'INTEGRAZIONE CON IL SISTEMA DI GESTIONE



oggetto Piano dell'illuminazione per il contenimento dell'inquinamento luminoso.
Legge regionale Veneto 7 Agosto 2007, n. 17- F.I.C.I.L.

committente Comune di Grezzano (VI)

responsabile tecnico di progetto Ing. Alessandro Cordoli

elaborato Stato dell'illuminazione pubblica esistente-censimento
 Quadrante 10



Scalo Scale 1:1000

File C:\4.057-TE-10

Commissio C:\4.057

Rev	Data	Descrizione	Elaborato	Controllato	Approvato	Emissione
01	Gen 2018	F.C.I.L.	A. Casarini	A. Cordoli	A. Cordoli	MIT
02	Luglio 2014	F.C.I.L.	A. Casarini	A. Cordoli	G. Geronzi	MIT

Nome TE-10

A TUTTA VISTA DI ESSERE UN PRODOTTO DI QUESTO STUDIO CON UN FINO DI RISPONDERE ALL'ESIGENZA DI UNO DEI PIU' AVANZATI SISTEMI DI ILLUMINAZIONE PUBBLICA