
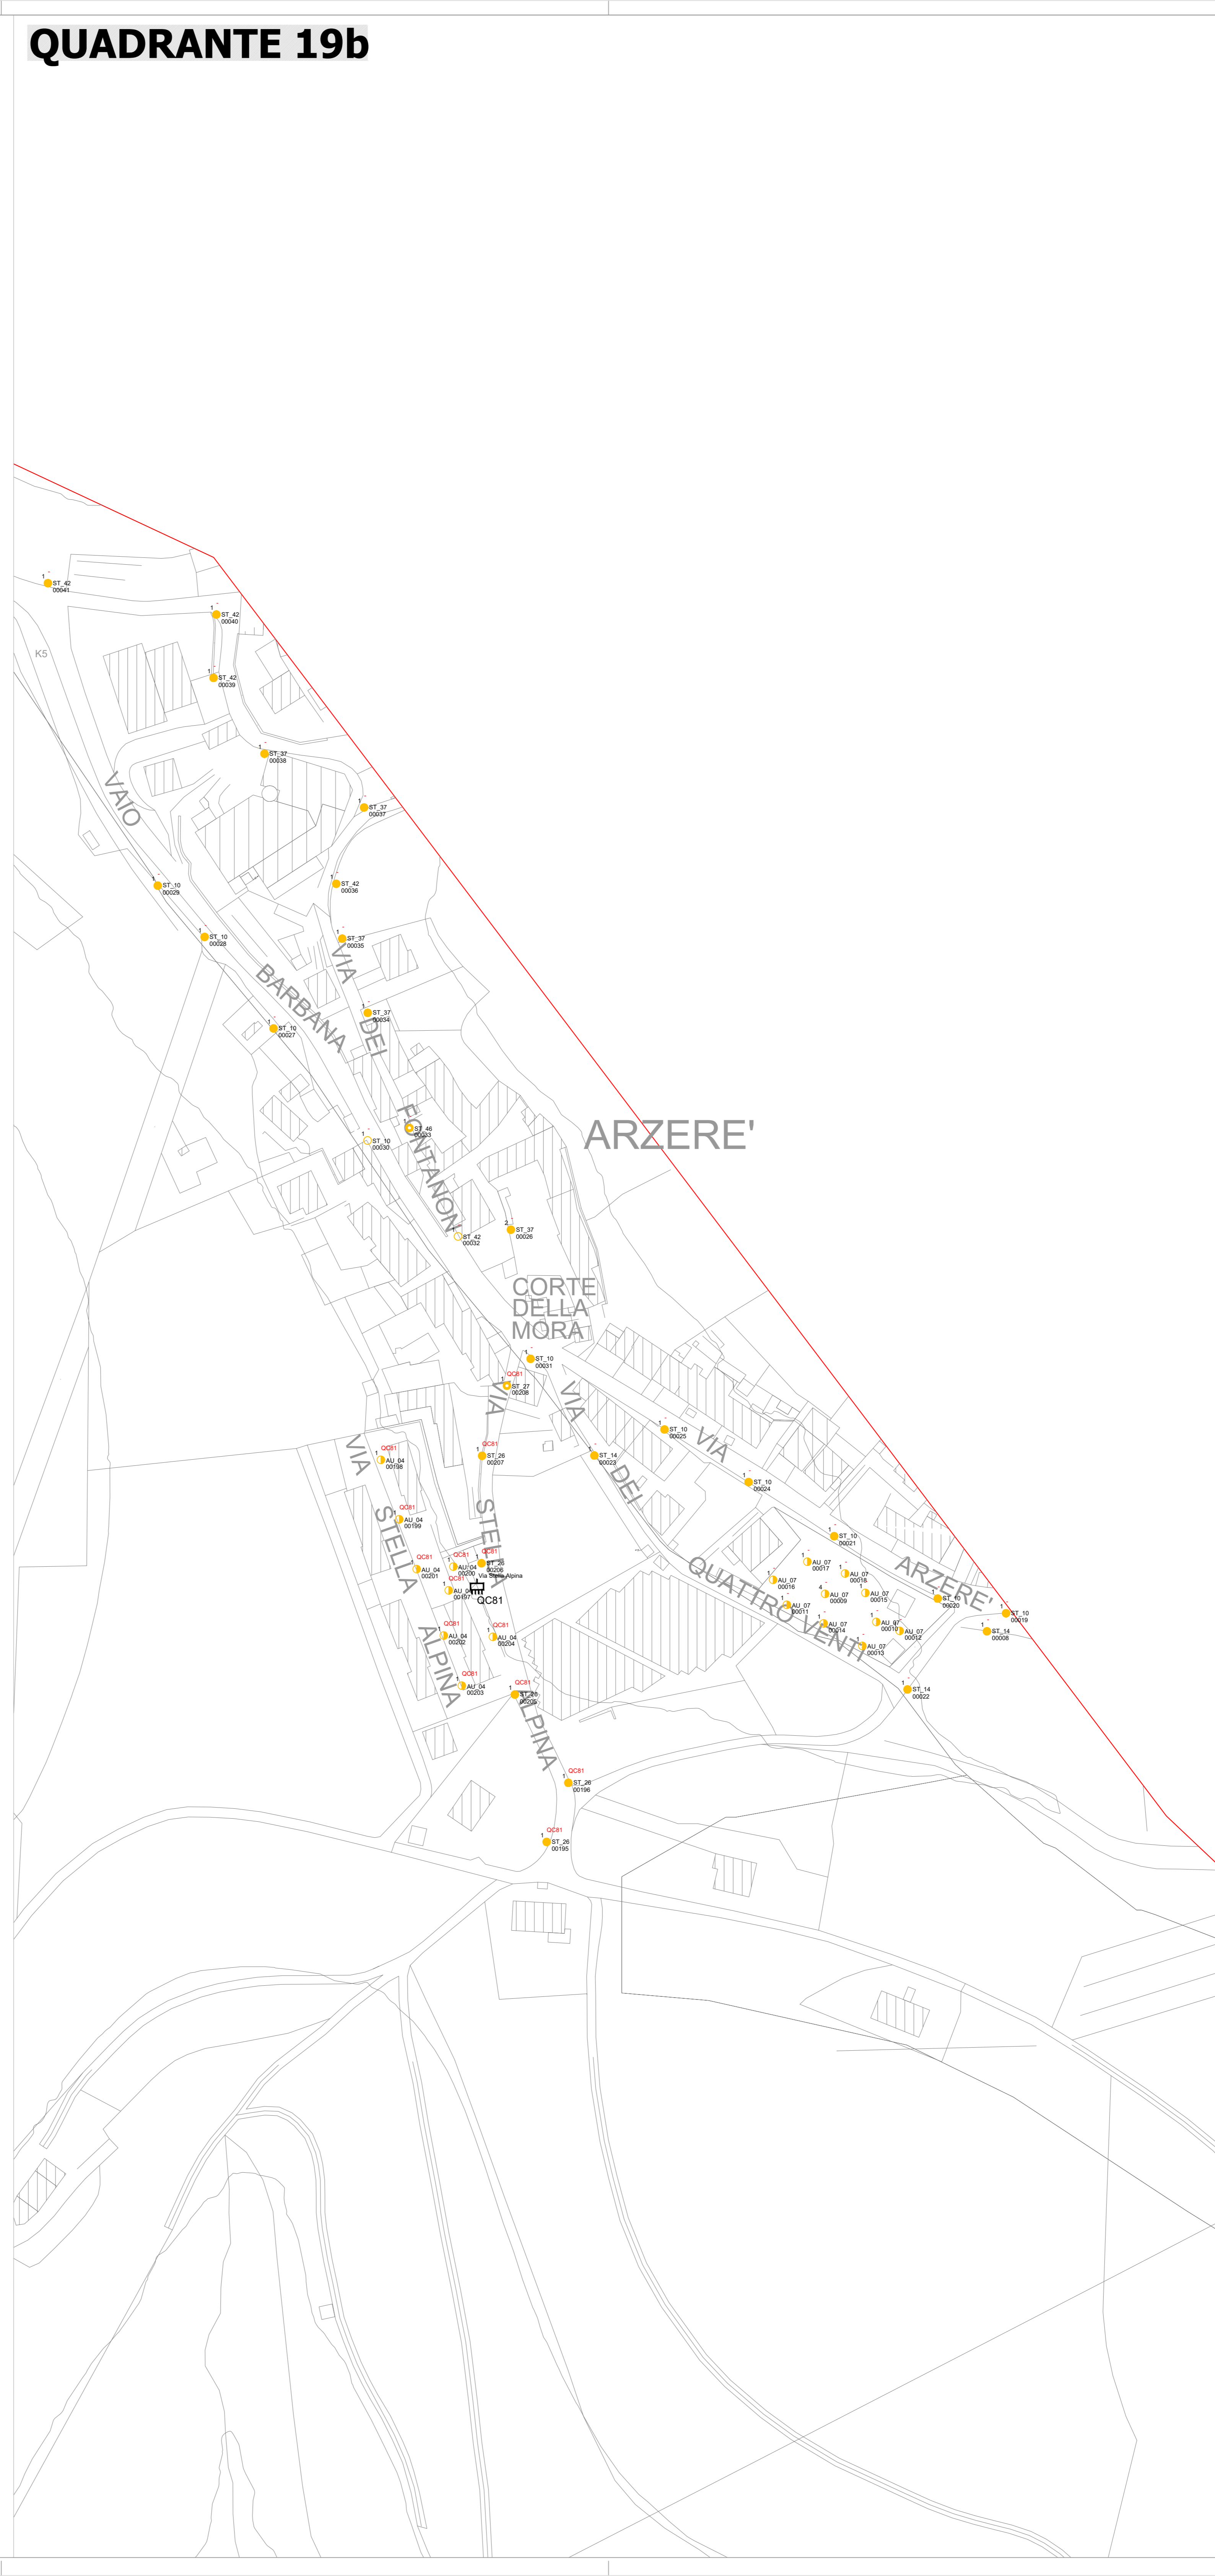
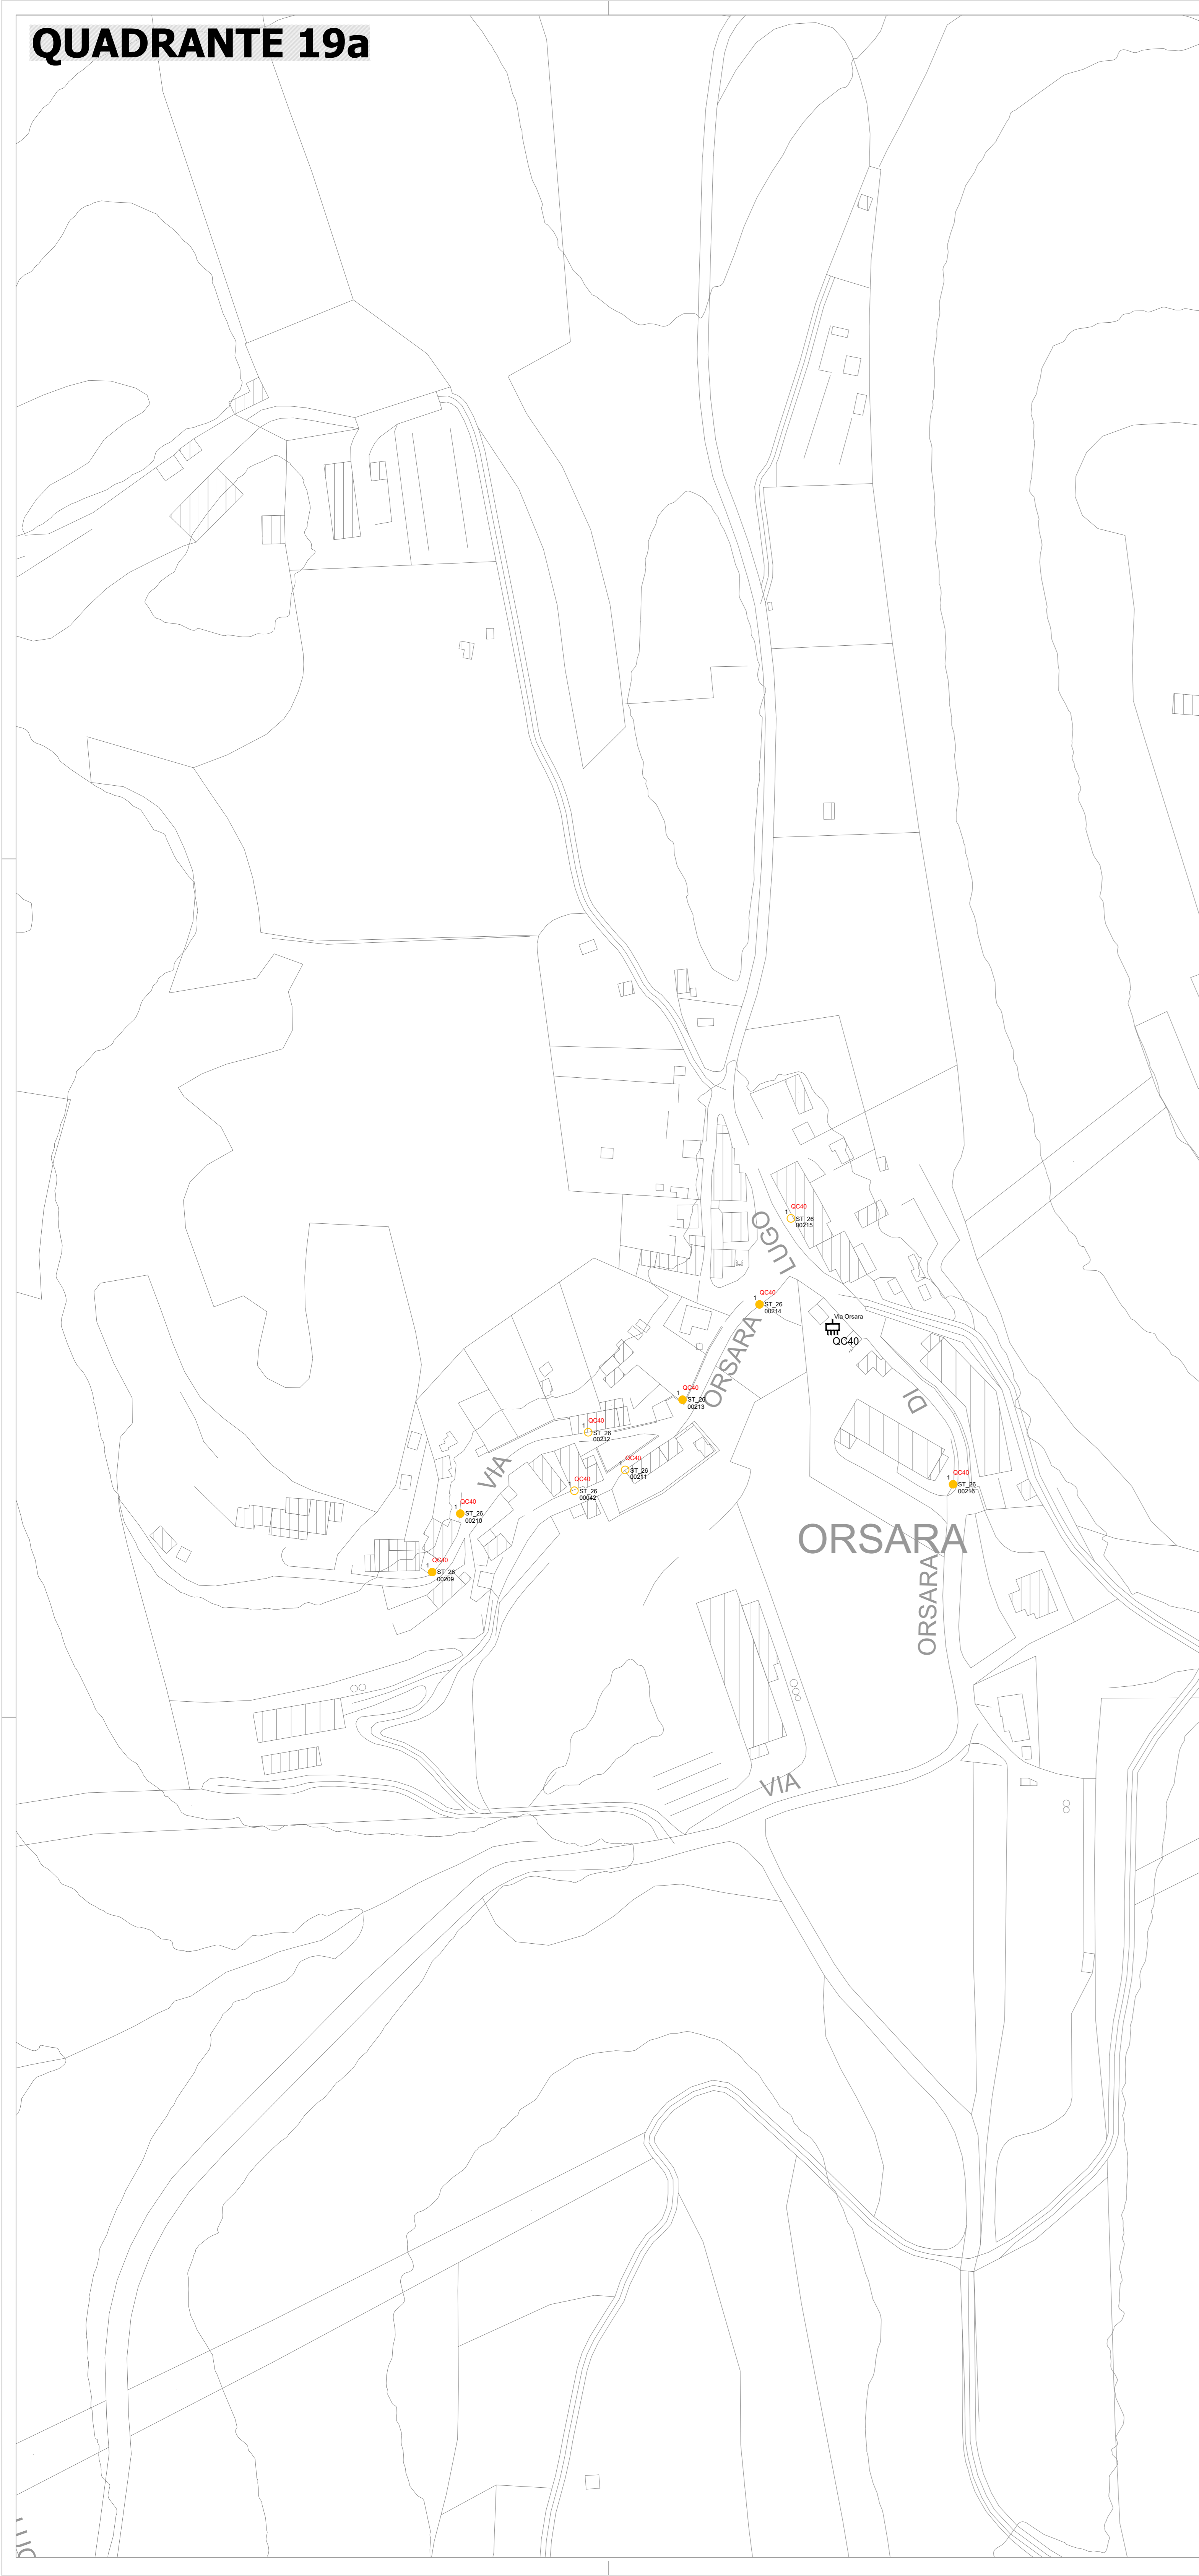


QUADRANTE 19a

QUADRANTE 19b

INQUADRAMENTO

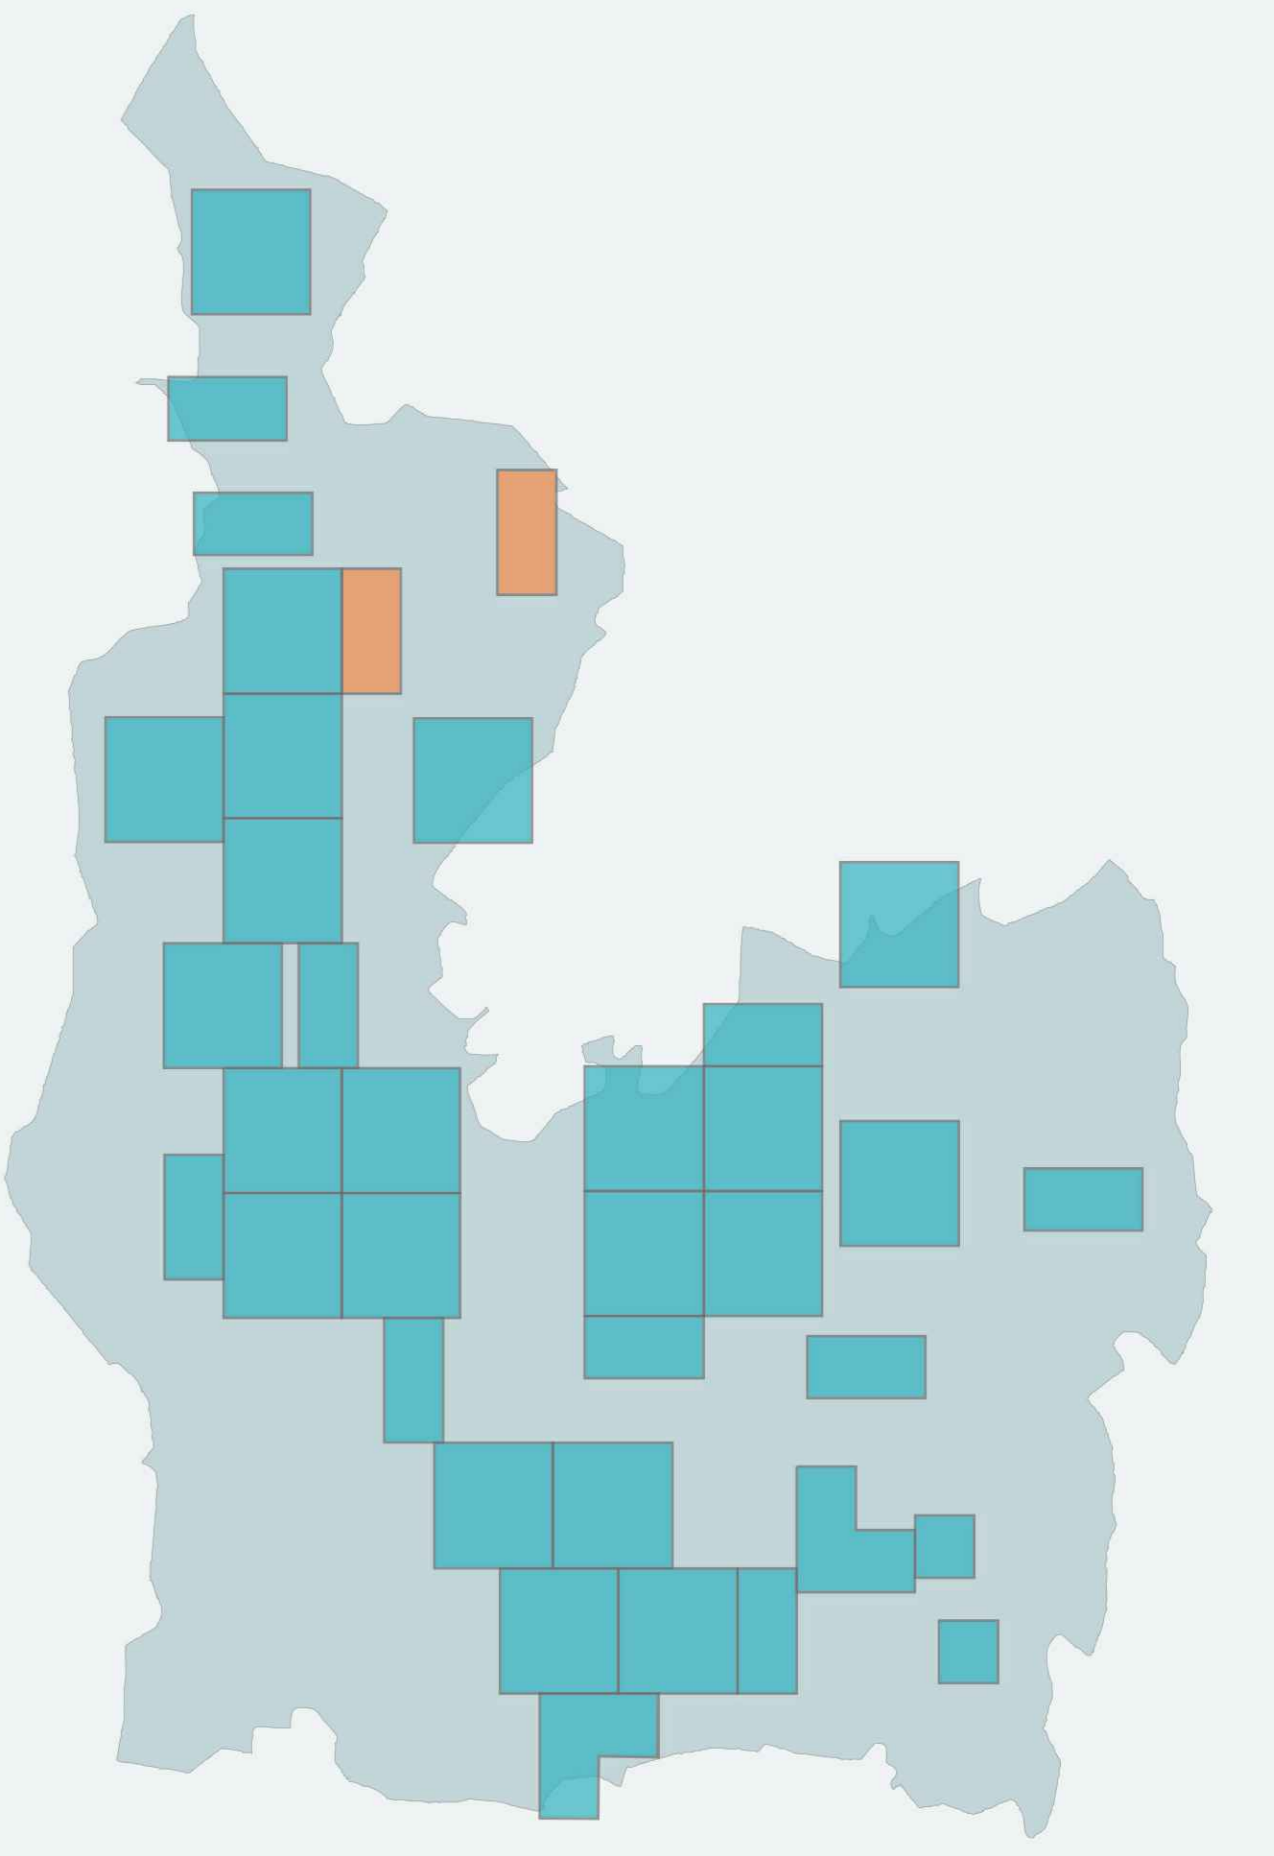

LEGENDA SORGENTI LUMINOSE

TIPOLOGIA SORGENTE LUMINOSA	VALORI DI MERCURIO	SODIO AD ALTA PRESSIONE	SODIO A BASSA PRESSIONE	ALUMINATI METALLICI	FLUORESCENTE	INCANDESCENZA	AD ALUMENI	LED	ALTRA TIPOLOGIA
	■	■	■	■	■	■	■	■	■

LEGENDA APPARECCHI DI ILLUMINAZIONE E IMPIANTO ELETTRICO

TIPOLOGIA	DESCRIZIONE	TIPOLOGIA	DESCRIZIONE
●	ARMATURA STRADALE SU PALO	○	SOSPENSIONE SU TESATA DECORATIVA
○	ARMATURA STRADALE SU BRACCIO A PARETE	◊	PROIETTORE PER L'ILLUMINAZIONE FUNZIONALE DI STRADE E GRANDI AREE
◊	APPARECCHIO DECORATIVO SU PALO DECORATIVO	◊	PROIETTORE PER L'ILLUMINAZIONE ARTISTICA
⊗	APPARECCHIO DECORATIVO SU BRACCIO DECORATIVO A PARETE	⬆	BOLLARD / PAILETTO DECORATIVO
●	LANterna SU PALO	▲	APPARECCHIO INCASSATO A TERRA O A PARETE
○	LANterna SU BRACCIO DECORATIVO A PARETE	◊	APPARECCHIO DI ILLUMINAZIONE A PIAFFONE
●	APPARECCHIO DI ARREDO URBANO TIPO GLOBO SU PALO	◊	APPARECCHIO A SOSPENSIONE INTERNALIZZATO
○	APPARECCHIO DI ARREDO URBANO TIPO GLOBO SU BRACCIO A PARETE	■	PUNTI LUCE DI ALTRA PROPRIETA'
●	SOSPENSIONE SU TESATA	■	QUADRO ELETTRICO DI COMANDO

MODALITA', SIMBOLIE E GRAFICHE SONO STATE INDICATE DALL'AMMINISTRAZIONE PUBBLICA PER AGEVOLARE L'INTEGRAZIONE CON IL SISTEMA DI GESTIONE



oggetto Piano dell'illuminazione per il contenimento dell'inquinamento luminoso.
Legge regionale Veneto 7 Agosto 2007, n. 17- F.I.C.I.L.

committente Comune di Grezzano (VR)

responsabile tecnico di progetto Ing. Alessandro Cordoli

elaborato Stato dell'illuminazione pubblica esistente-censimento Quadrante 19



Scalo Scale: 1:1000
 File: C14.005-TE-19
 Commessa: C14.005
 Nome: TE-19

Rev	Data	Descrizione	Elaborato	Controllato	Approvato	Emesso
01	Gen. 2013	P.C.I.L.	A. Casarfo	A. Cordoli	A. Cordoli	MTE
02	Luglio 2014	P.C.I.L.	A. Casarfo	A. Cordoli	U. Senesi	MTE

* Tabella di Stato dell'illuminazione pubblica esistente-censimento Quadrante 19