


QUADRANTE 20a



INQUADRAMENTO

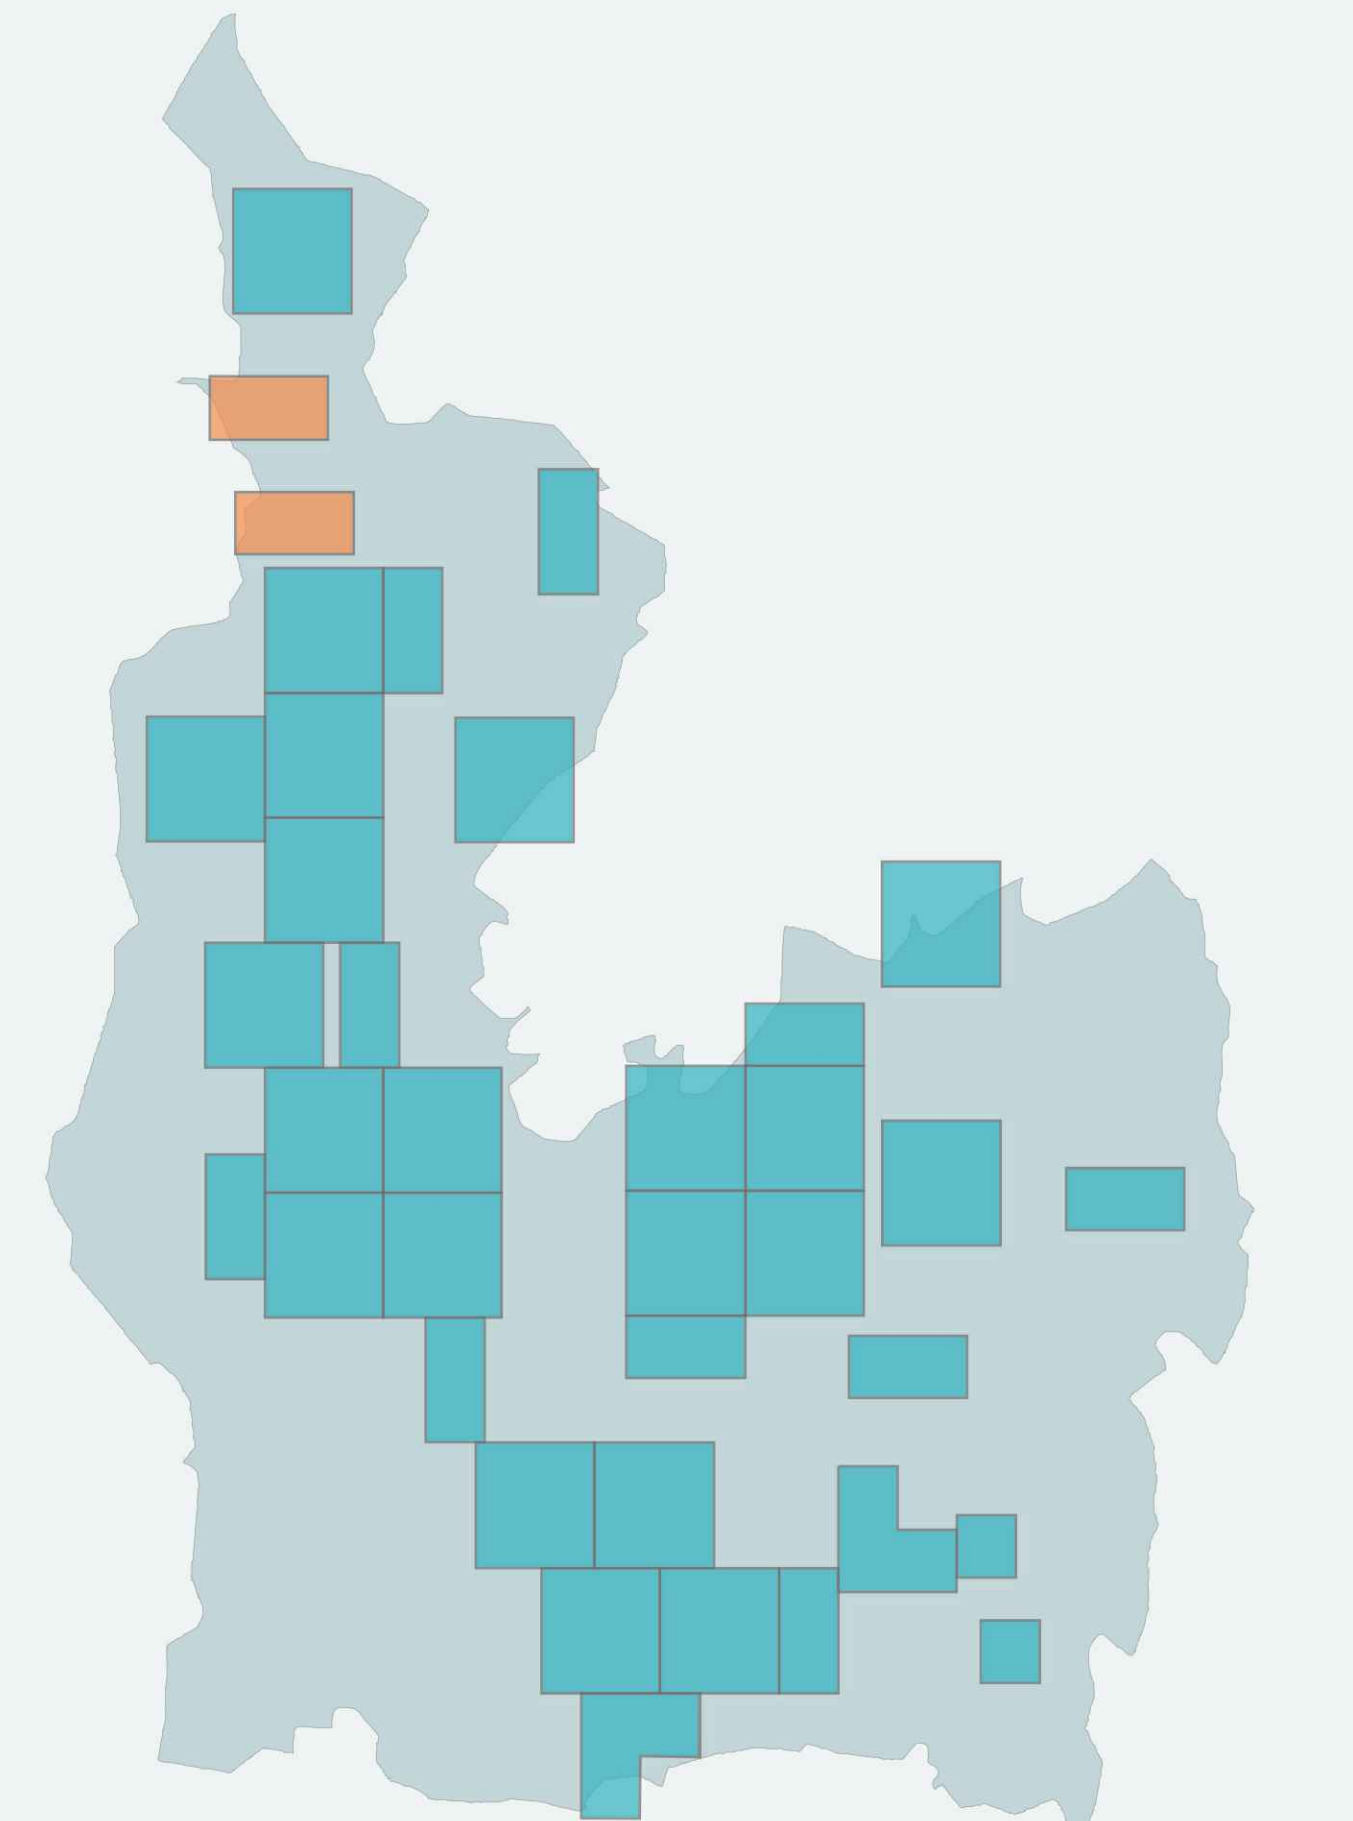

LEGENDA SORGENTI LUMINOSE

TIPOLOGIA	VALORI DI RIFERIMENTO	SODIO AD ALTA PRESSIONE	SODIO A BASSA PRESSIONE	ALUMINATI METALLICI	FLUORESCENTE	INCANDESCENZA	AD ALOGENI	LED	ALTRA PROPRIETA' PARTICOLARE


LEGENDA APPARECCHI DI ILLUMINAZIONE E IMPIANTO ELETTRICO

INDICAZIONI SPECIFICHE SUL COMPLESSO ILLUMINANTE: NUMERO APPARECCHI SUL COMPLESSO ILLUMINANTE, CODICE IDENTIFICATIVO DEL QUADRO ELETTRICO DI AFFERENZA (GCXXX), TIPOLOGIA COMPLESSO ILLUMINANTE (00001), CODICE NUMERICO PROGRESSIVO

TIPOLOGIA	DESCRIZIONE	TIPOLOGIA	DESCRIZIONE
●	ARMATURA STRADALE SU PALO	○	SOSPENSIONE SU TESATA DECORATIVA
○	ARMATURA STRADALE SU BRACCIO A PARETE	◆	PROIETTORE PER L'ILLUMINAZIONE FUNZIONALE DI STRADE E GRANDI AREE
◆	APPARECCHIO DECORATIVO SU PALO DECORATIVO	◆	PROIETTORE PER ILLUMINAZIONE ARTISTICA
◆	APPARECCHIO DECORATIVO SU BRACCIO DECORATIVO A PARETE	◆	BOLLARD / PALETTE DECORATIVO
◆	LANTERNA SU PALO	◆	APPARECCHIO INCASSATO A TERRA O A PARETE
◆	LANTERNA SU BRACCIO DECORATIVO A PARETE	◆	APPARECCHIO DI ILLUMINAZIONE A PARETE
◆	APPARECCHIO DI ARREDO URBANO TIPO GLOBO SU PALO	◆	APPARECCHIO A SOSPENSIONE INTERNALIZZATO
◆	APPARECCHIO DI ARREDO URBANO TIPO GLOBO SU BRACCIO A PARETE	◆	PUNTI LUCE DI ALTRA PROPRIETA'
◆	SOSPENSIONE SU TESATA	◆	QUADRO ELETTRICO DI COMANDO

MODALITA', SIMBOLIE E GRAFICHE SONO STATE INDICATE DALL'AMMINISTRAZIONE PUBBLICA PER AGEVOLARE L'INTEGRAZIONE CON IL SISTEMA DI GESTIONE

QUADRANTE 20b

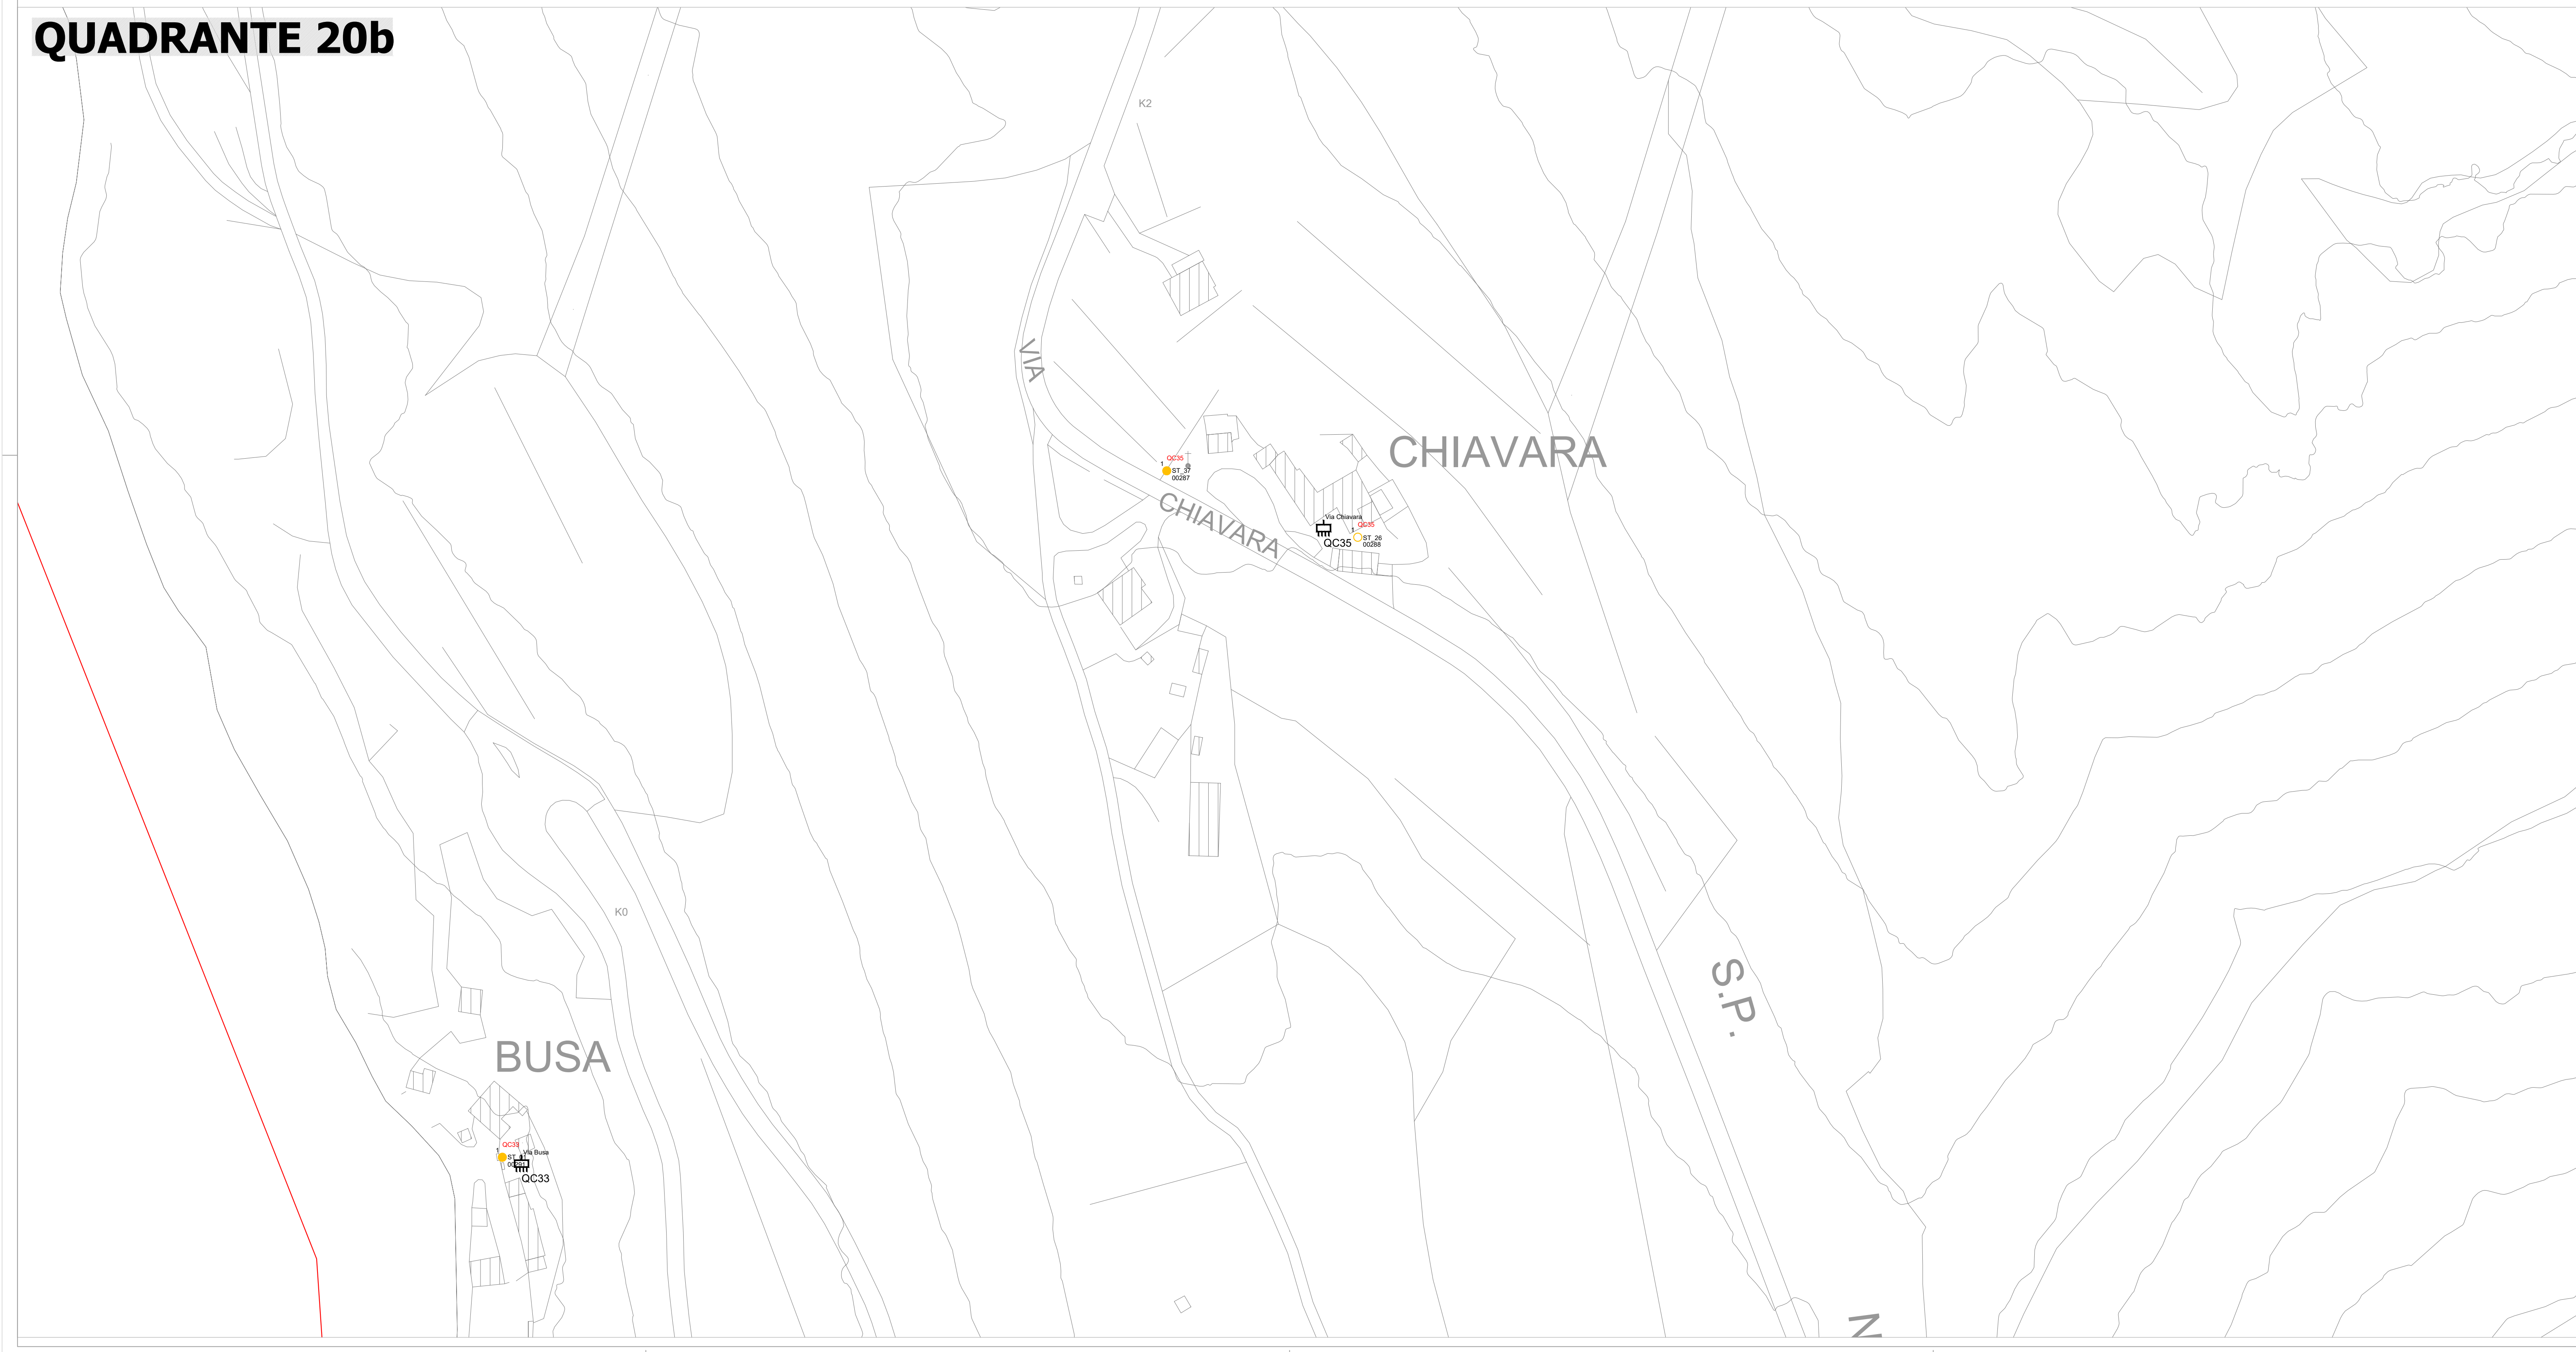

oggetto Piano dell'illuminazione per il contenimento dell'inquinamento luminoso.
Legge regionale Veneto 7 Agosto 2007, n. 17- F.I.C.I.L.

committente Comune di Grezzano (VR)

responsabile tecnico di progetto Ing. Alessandro Cordoli

elaborato Stato dell'illuminazione pubblica esistente - censimento Quadrante 20

Scala: 1:1000
 File: C:\4.057\TE_20
 Commesso: C14.057
 Nome: TE-20

Rev	Data	Descrizione	Elaborato	Controllato	Approvato	Emissione
01	Gen 2013	P.E.C.L.	A. Casaroli	A. Cordoli	A. Cordoli	MIT
02	Luglio 2014	P.E.C.L.	A. Casaroli	A. Cordoli	O. Garotti	MIT

* Istanza di lavoro elaborata in formato DWG scaricata dal sito di riferimento. I dati sono stati elaborati e verificati in formato PDF. I dati sono stati elaborati e verificati in formato PDF. I dati sono stati elaborati e verificati in formato PDF.