
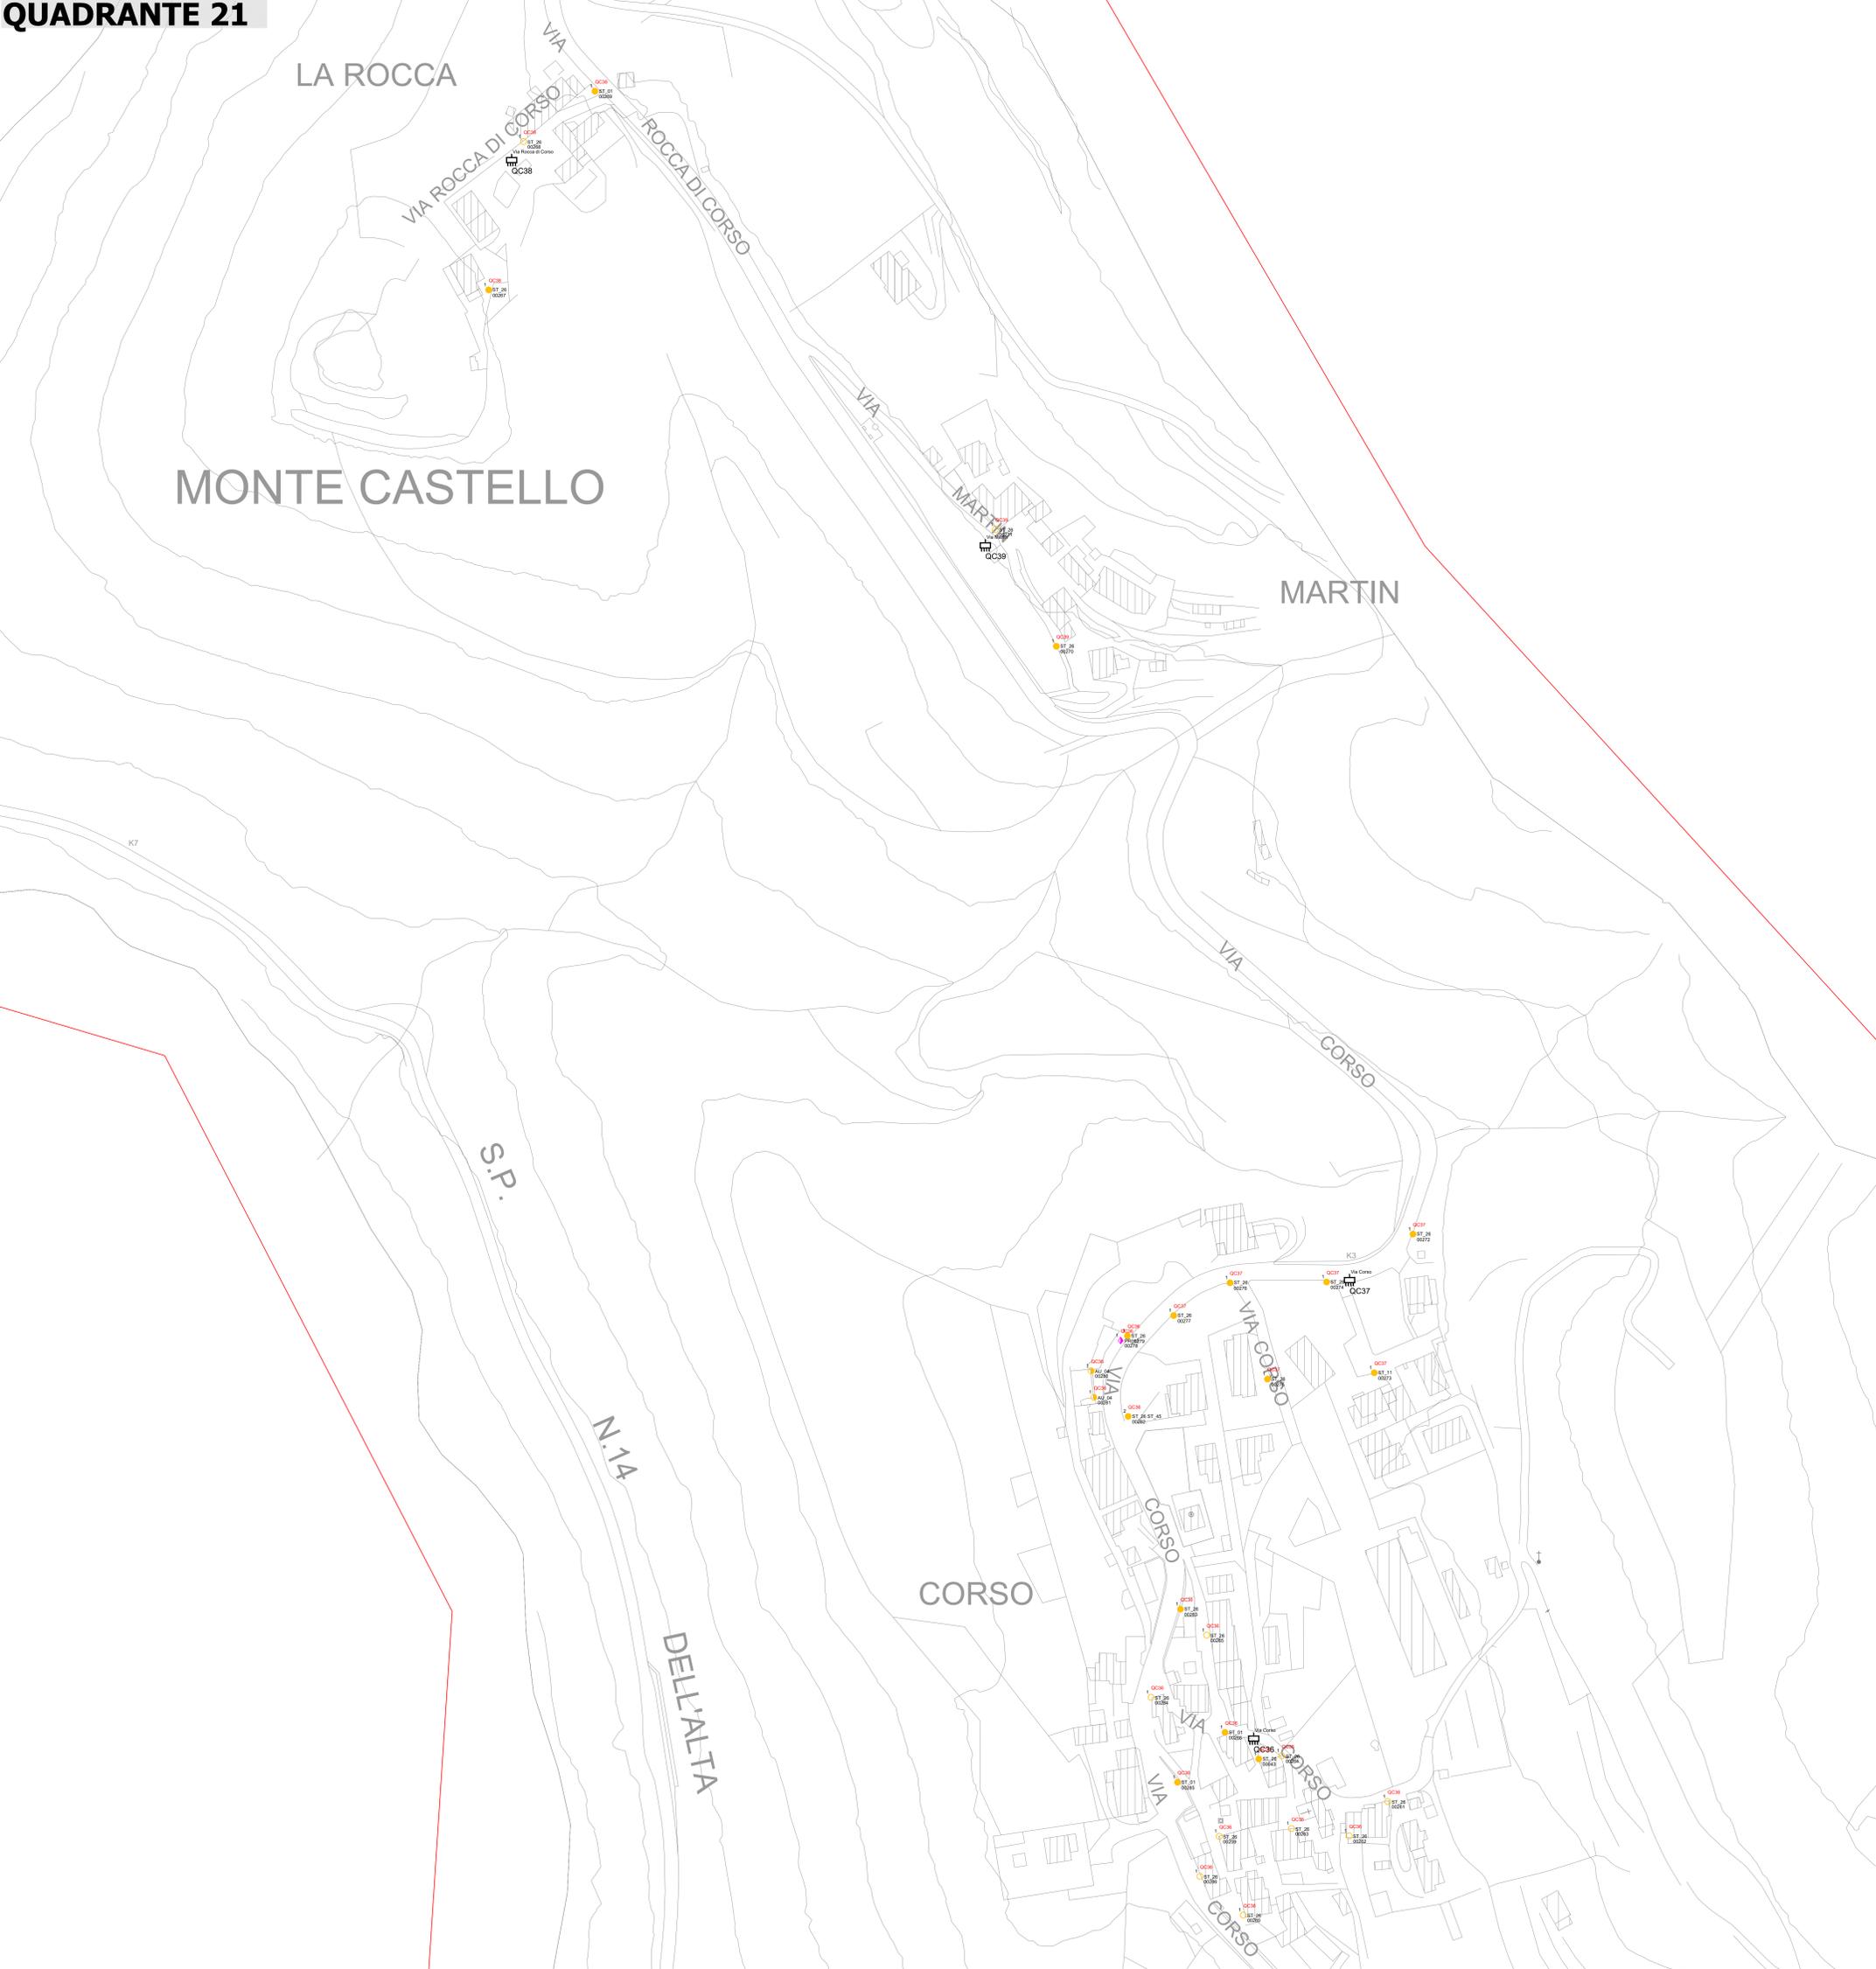


QUADRANTE 21

INQUADRAMENTO

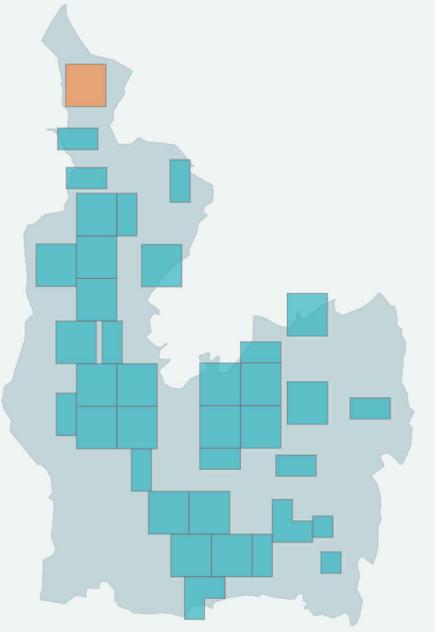

LEGENDA SORGENTI LUMINOSE

SORGENTE	VAPORI DI MERCURIO	SODIO AD ALTA PRESSIONE	SODIO A BASSA PRESSIONE	ALUMINATI METALLICI	FLUORESCENTE	INCANDESCENZA	AD ALOGENI	LED	ALTRA TIPOLOGIA
	[Color]	[Color]	[Color]	[Color]	[Color]	[Color]	[Color]	[Color]	[Color]

LEGENDA APPARECCHI DI ILLUMINAZIONE E IMPIANTO ELETTRICO

INDICAZIONI SPECIFICHE SUL COMPLESSO ILLUMINANTE: ○ (Lanterna su palo), □ (Lanterna su braccio a parete), etc.

NUMERO APPARECCHI SUL COMPLESSO ILLUMINANTE: 0001, 0002, etc.

CODICE IDENTIFICATIVO DEL QUADRO ELETTRICO DI AFFERENZA: CXXXX

TIPOLOGIA COMPLESSO ILLUMINANTE: ● (Palo), ○ (Braccio a parete), etc.

CODICE NUMERICO PROGRESSIVO: 0001, 0002, etc.

Simbolo	Tipologia	Descrizione	Simbolo	Tipologia	Descrizione
●	ST	ARMATURA STRADALE SU PALO	○	DEC	SOSPENSIONE SU TESATA DECORATIVA
○	ST	ARMATURA STRADALE SU BRACCIO A PARETE	□	PR	PROIETTORE PER L'ILLUMINAZIONE FUNZIONALE DI STRADE E GRANDI AREE
□	DEC	APPARECCHIO DECORATIVO SU PALO DECORATIVO	◆	PR	PROIETTORE PER ILLUMINAZIONE ARTISTICA
□	DEC	APPARECCHIO DECORATIVO SU BRACCIO DECORATIVO A PARETE	▲	AU	BOLLARD / PALETTA DECORATIVO
●	DEC	LANTERNA SU PALO	▲	AL	APPARECCHIO INCASSATO A TERRA O A PARETE
○	DEC	LANTERNA SU BRACCIO DECORATIVO A PARETE	▼	AL	APPARECCHIO DI ILLUMINAZIONE A PLAFONE
●	AU	APPARECCHIO DI ARREDO URBANO TIPO GLOBO SU PALO	■	AL	APPARECCHIO A SOSPENSIONE INTERNALIZZATO
○	AU	APPARECCHIO DI ARREDO URBANO TIPO GLOBO SU BRACCIO A PARETE	■		PUNTI LUCE DI ALTRA PROPRIETA'
○	ST	SOSPENSIONE SU TESATA	■		QUADRO ELETTRICO DI COMANDO

MODALITA', SIMBOLOGIE E GRAFICHE SONO STATE INDICATE DALL'AMMINISTRAZIONE PUBBLICA PER AGEVOLARE L'INTEGRAZIONE CON IL SISTEMA DI GESTIONE



oggetto Piano dell'illuminazione per il contenimento dell'inquinamento luminoso.
Legge regionale Veneto 7 Agosto 2009, n. 17- F.I.C.I.L.

committente Comune di Grezzano (VR)

responsabile tecnica di progetto Ing. Alessandro Cordoli

elaborato Stato dell'illuminazione pubblica esistente-censimento Quadrante 21



Scala: 1:1000

File: C14.057-TE-21

Commissio: C14.057

Nome: TE-21

Rev	Data	Descrizione	Elaborato	Controllato	Approvato	Emissione
01	Gen 2018	P.C.L.	A. Casaroli	A. Cordoli	A. Cordoli	MTE
02	Luglio 2014	P.C.L.	A. Casaroli	A. Cordoli	O. Garoni	MTE

A TUTTARE IL LUSO E RESPONDERE LA PRESSIONE DI QUESTO DOCUMENTO CON EFFETTO APPROPRIATO, INDICANDO IL NOME E IL COGNOME DELL'UTENTE CHE HA EFFETTUATO LA STAMPA.