



QUADRANTE 28a

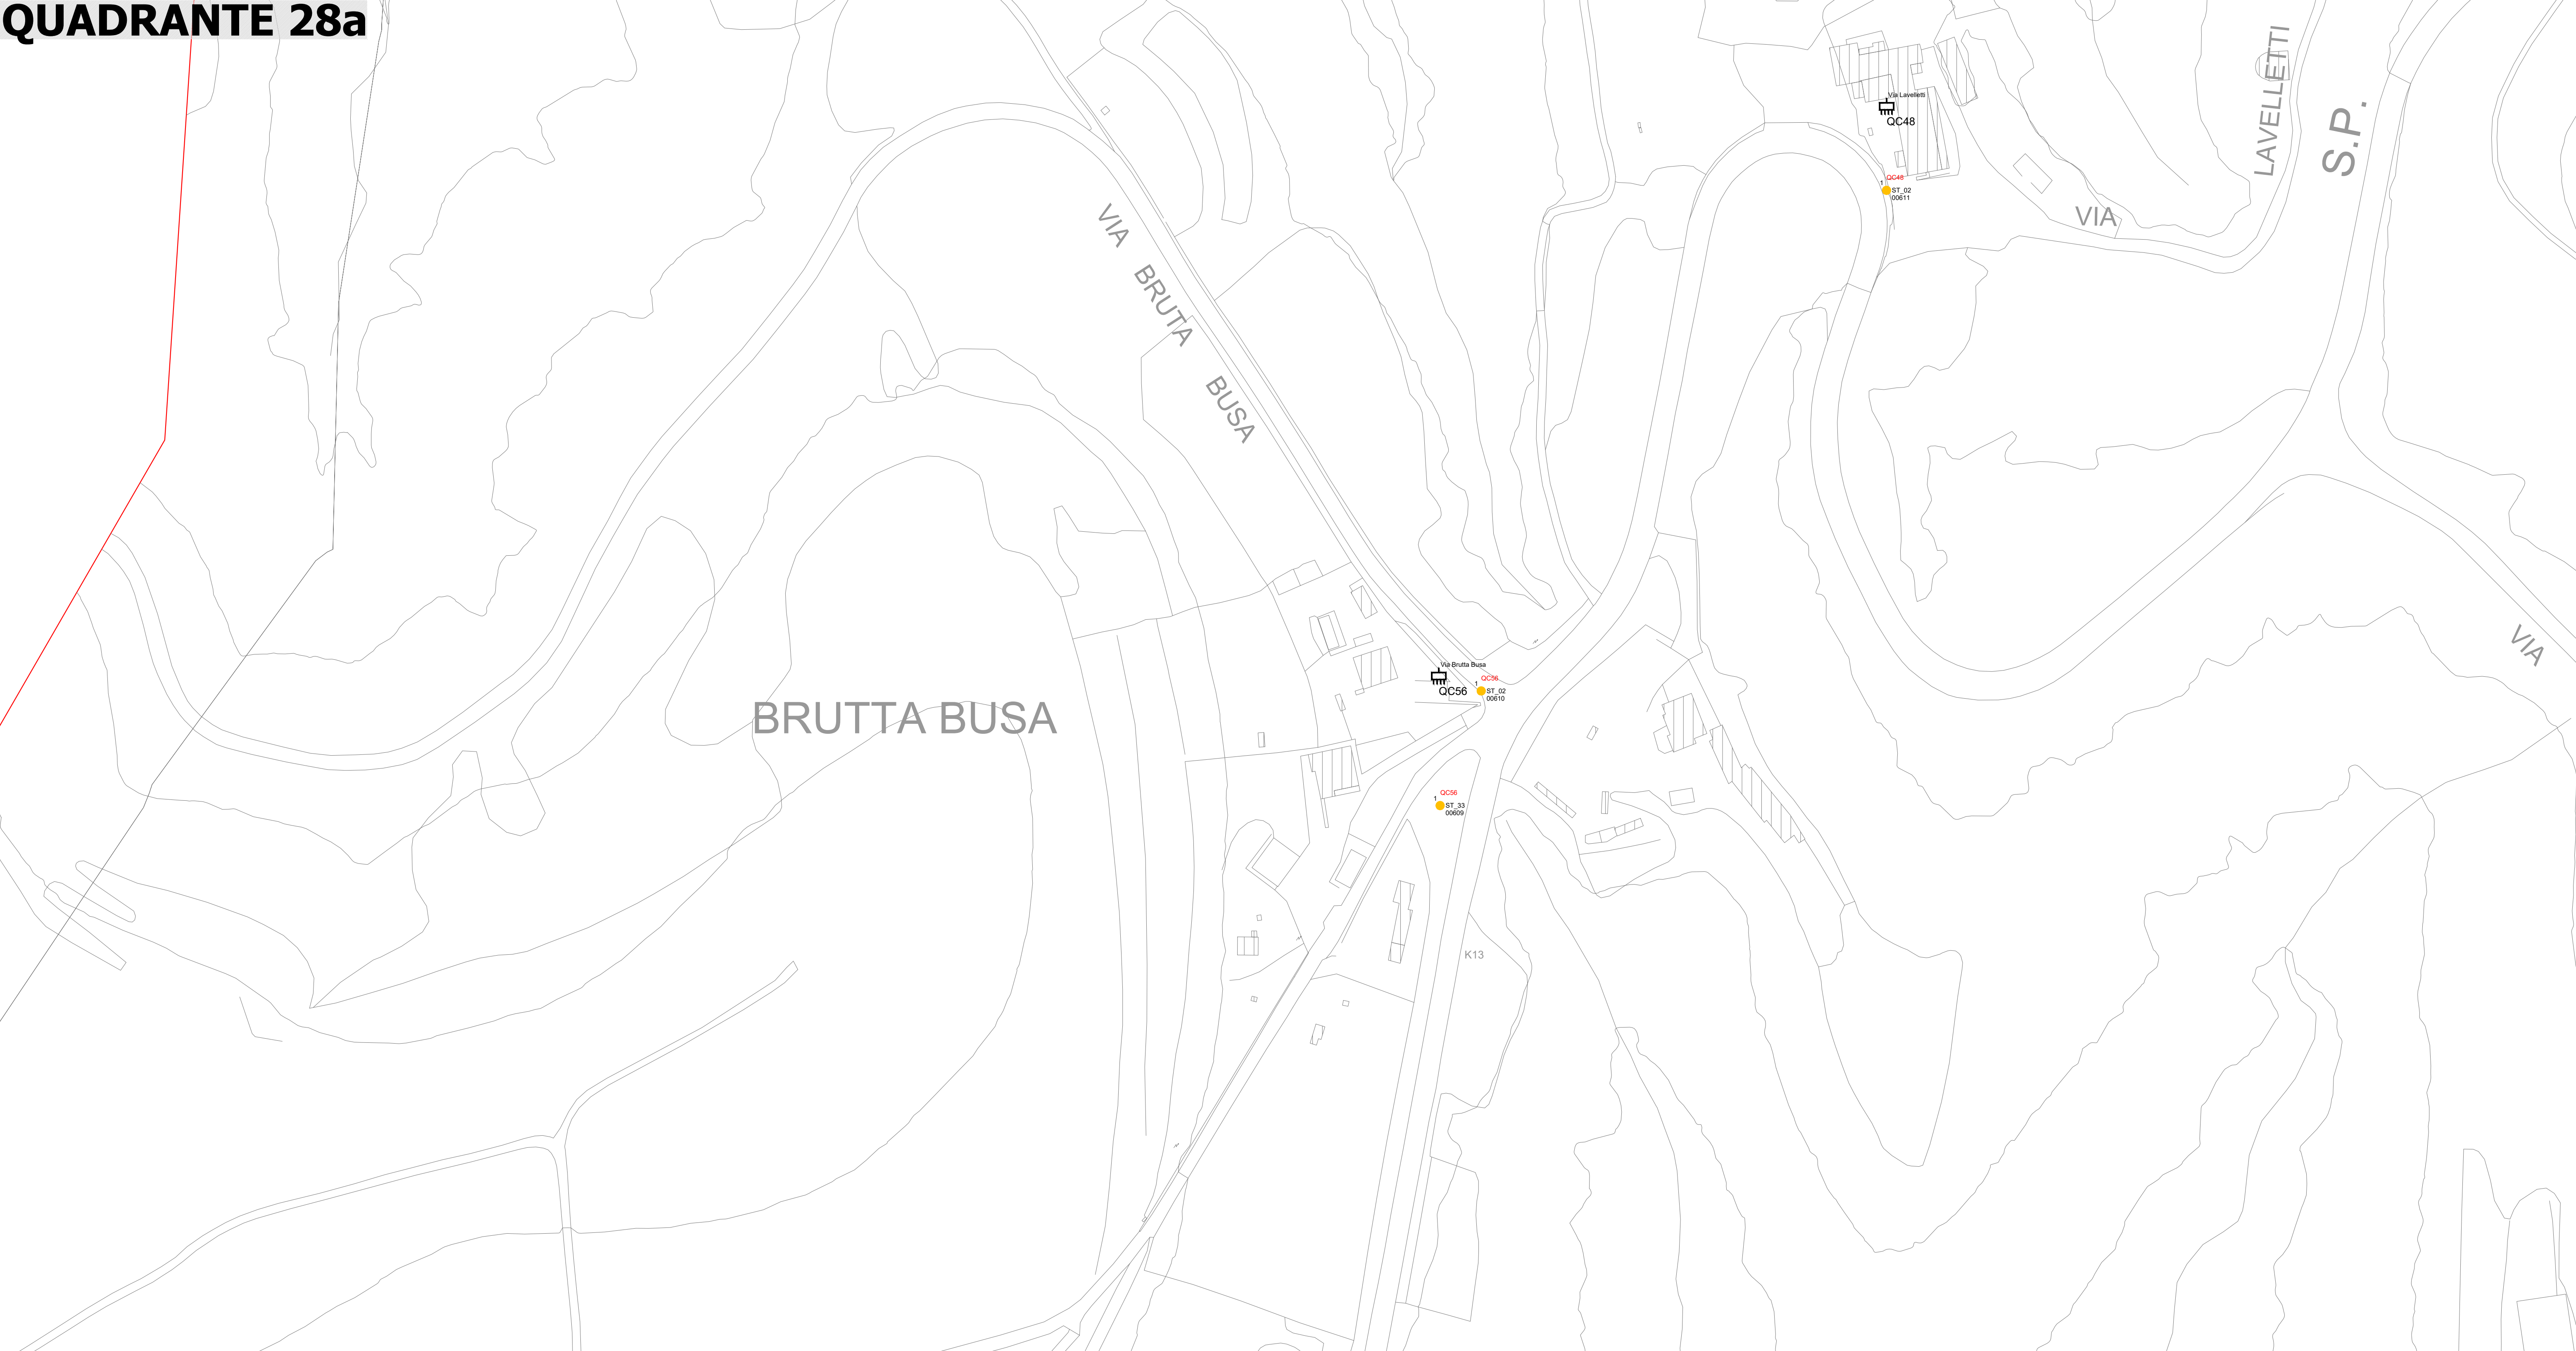

INQUADRAMENTO

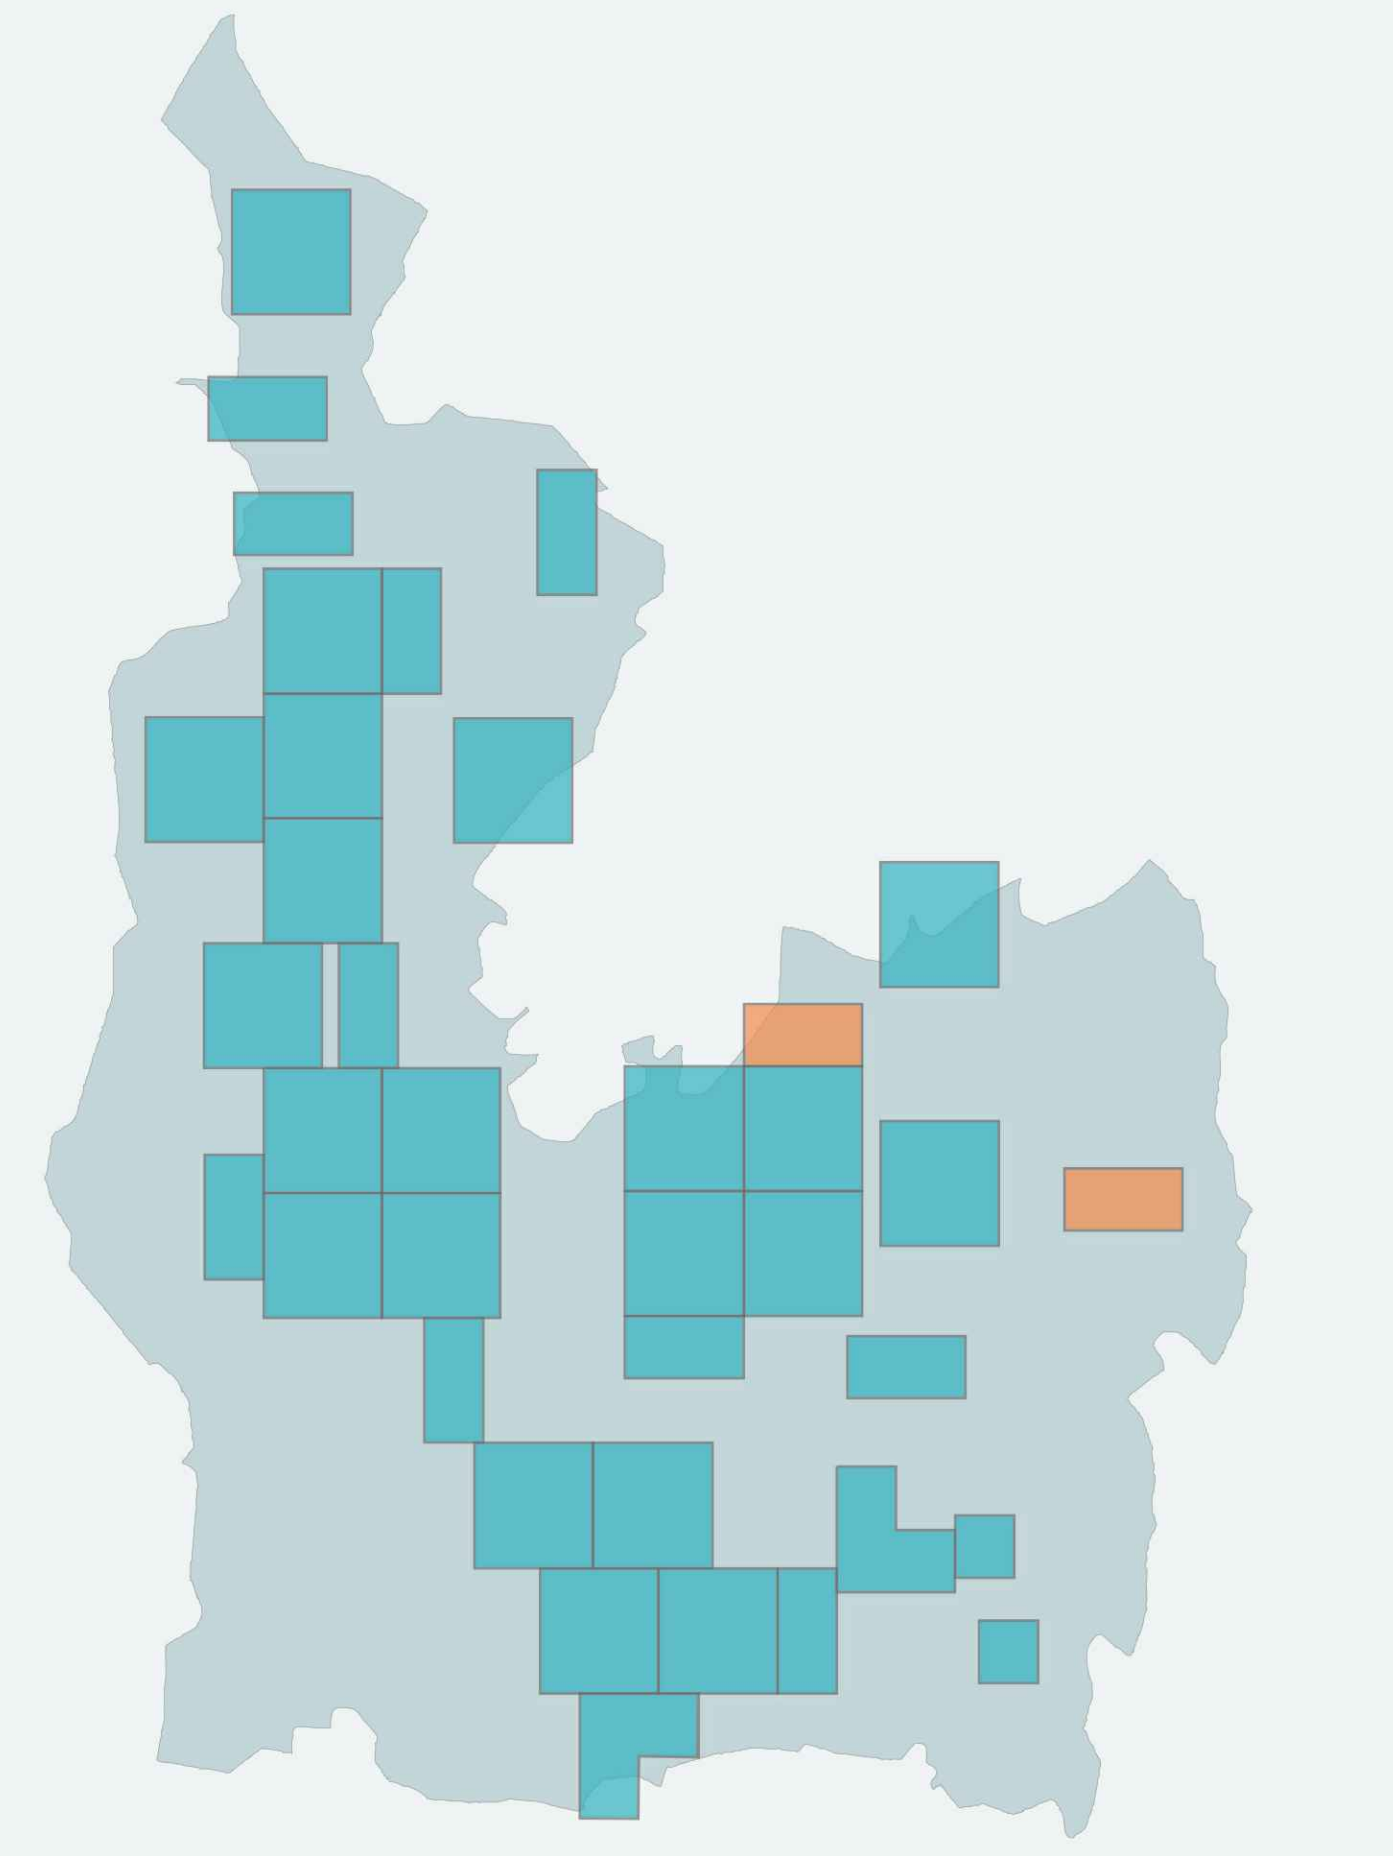

LEGENDA SORGENTI LUMINOSE

TIPOLOGIA SORGENTE LUMINOSA	VALORI DI MERCURIO	SODIO AD ALTA PRESSIONE	SODIO A BASSA PRESSIONE	ALDEGENARI METALLO	FLUORESCENTE	INCANDESCENZA	AD ALDEGEN	LED	PL. NOTI DI PROPRIETA' CIRCULANTE

LEGENDA APPARECCHI DI ILLUMINAZIONE E IMPIANTO ELETTRICO

INDICAZIONI SPECIFICHE SUL COMPLESSO ILLUMINANTE: NUMERO APPARECCHI SUL COMPLESSO ILLUMINANTE (●), CODICE IDENTIFICATIVO DEL QUADRO ELETTRICO DI AFFERENZA (□), TIPOLOGIA COMPLESSO ILLUMINANTE (●), CODICE NUMERICO PROGRESSIVO (□)

TIPOLOGIA	DESCRIZIONE	TIPOLOGIA	DESCRIZIONE
●	ARMATURA STRADALE SU PALO	○	SOSPENSIONE SU TESATA DECORATIVA
○	ARMATURA STRADALE SU BRACCIO A PARETE	◊	PROIETTORE PER L'ILLUMINAZIONE FUNZIONALE DI STRADE E GRANDI AREE
◊	APPARECCHIO DECORATIVO SU PALO DECORATIVO	◆	PROIETTORE PER ILLUMINAZIONE ARTISTICA
⊗	APPARECCHIO DECORATIVO SU BRACCIO DECORATIVO A PARETE	⬆	BOLLARD / PALETTE DECORATIVO
⬆	LANTERNA SU PALO	▲	APPARECCHIO INCASSATO A TERRA O A PARETE
○	LANTERNA SU BRACCIO DECORATIVO A PARETE	◊	APPARECCHIO DI ILLUMINAZIONE A PLAFONE
●	APPARECCHIO DI ARREDO URBANO TIPO GLOBO SU PALO	◊	APPARECCHIO A SOSPENSIONE INTERNALIZZATO
◊	APPARECCHIO DI ARREDO URBANO TIPO GLOBO SU BRACCIO A PARETE	■	PUNTI LUCE DI ALTRA PROPRIETA'
●	SOSPENSIONE SU TESATA	□	QUADRO ELETTRICO DI COMANDO

MODALITA', SIMBOLOGIE E GRAFICHE SONO STATE INDICATE DALL'AMMINISTRAZIONE PUBBLICA PER AGEVOLARE L'INTEGRAZIONE CON IL SISTEMA DI GESTIONE

QUADRANTE 28b



oggetto Piano dell'illuminazione per il contenimento dell'inquinamento luminoso.
Legge regionale Veneto 7 Agosto 2009, n. 17- F.I.C.I.L.

committente Comune di Grezzano (VR)

responsabile tecnico di progetto Ing. Alessandro Cordoli

elaborato Stato dell'illuminazione pubblica esistente-censimento Quadrante 28

Scale 1:1000

File C14.057-TE-28

Commissio C14.057

Nome TE-28

Rev	Data	Descrizione	Elaborato	Controllato	Approvato	Emissione
01	01/01/2013	P.F.C.I.L.	A. Casaroli	A. Cordoli	A. Cordoli	MTE
02	01/01/2014	P.F.C.I.L.	A. Casaroli	A. Cordoli	G. Garzanti	MTE

© 2013 MTE. Tutti i diritti sono riservati. È vietata espressamente la ristampa o l'uso non autorizzato senza permesso scritto dalla MTE.